




Filtro anaeróbio
Planta baixa - ESC. 1:50

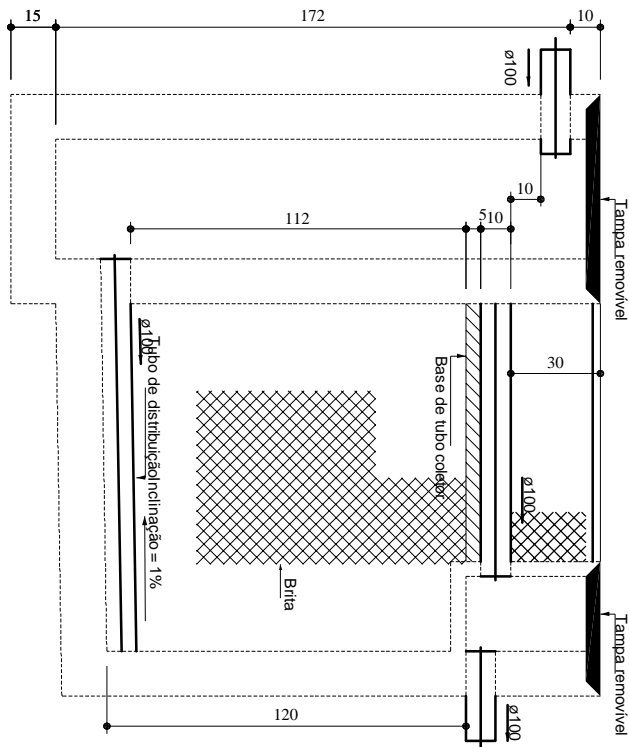

Filtro anaeróbio
Corte 1 - ESC. 1:50

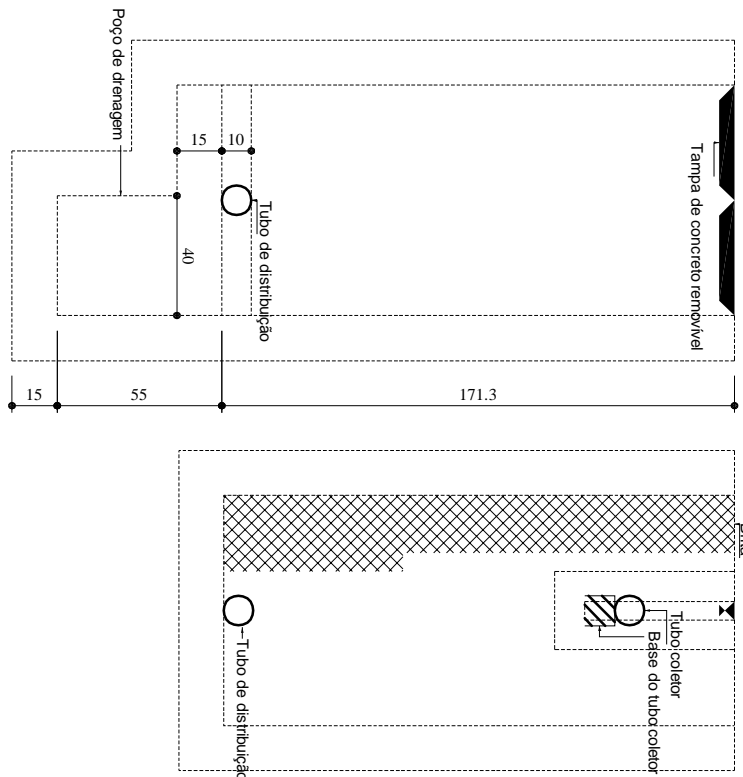


Filtro anaeróbio
Corte 2 - ESC. 1:50



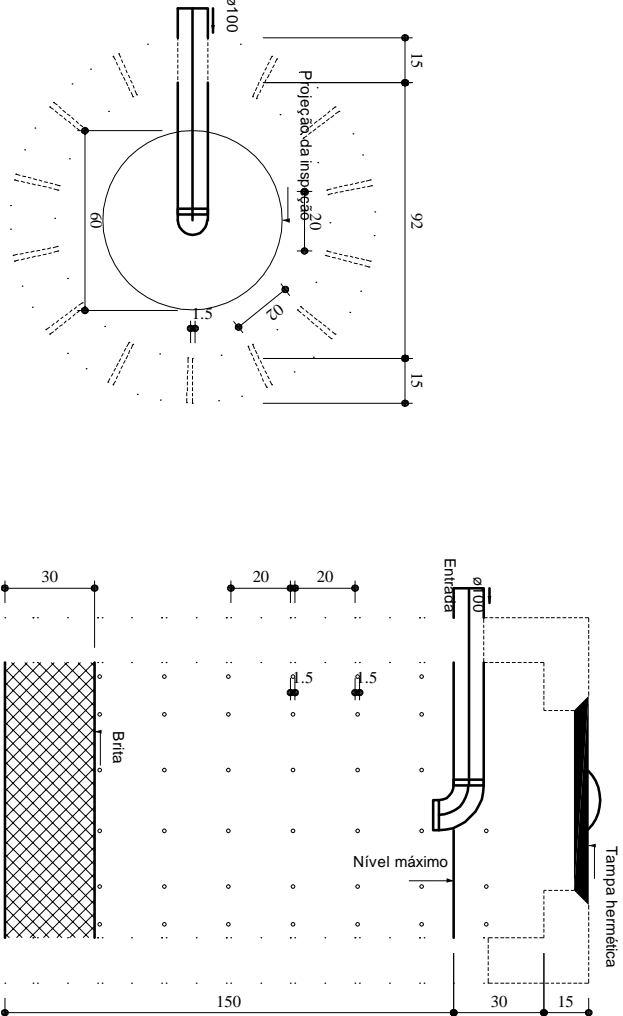


Suntdouro
Planta baixa - ESC. 1:50


Suntdouro
Corte 1 - ESC. 1:50

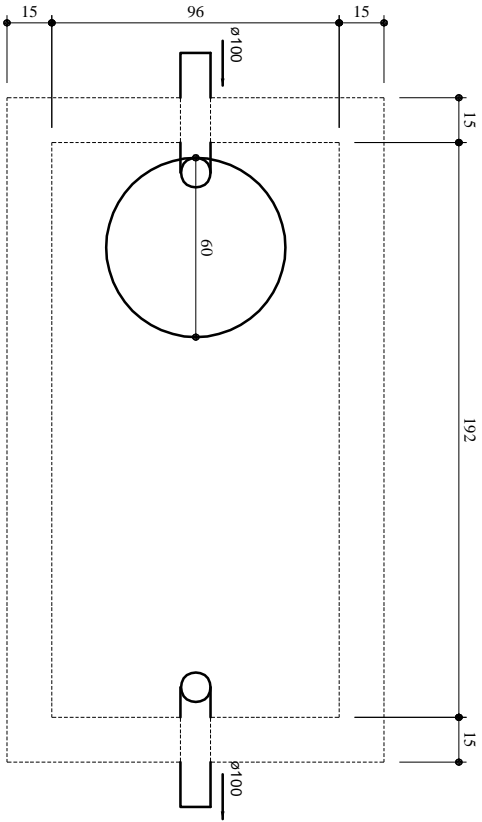

Tanque séptico
Planta baixa - ESC. 1:50

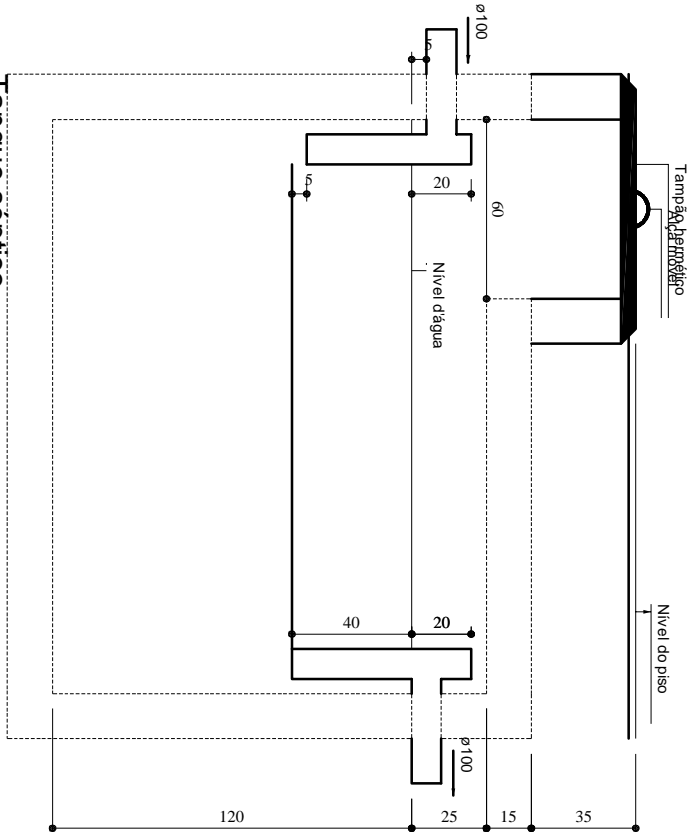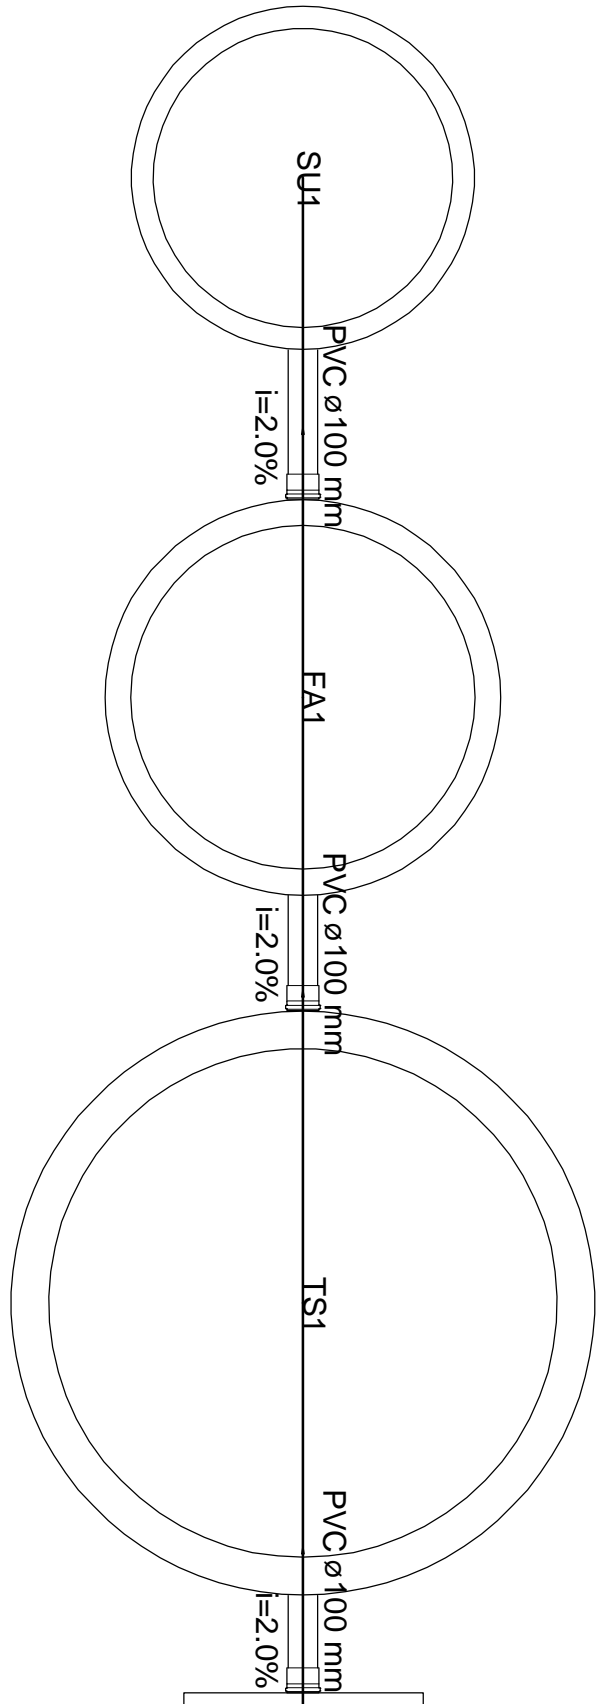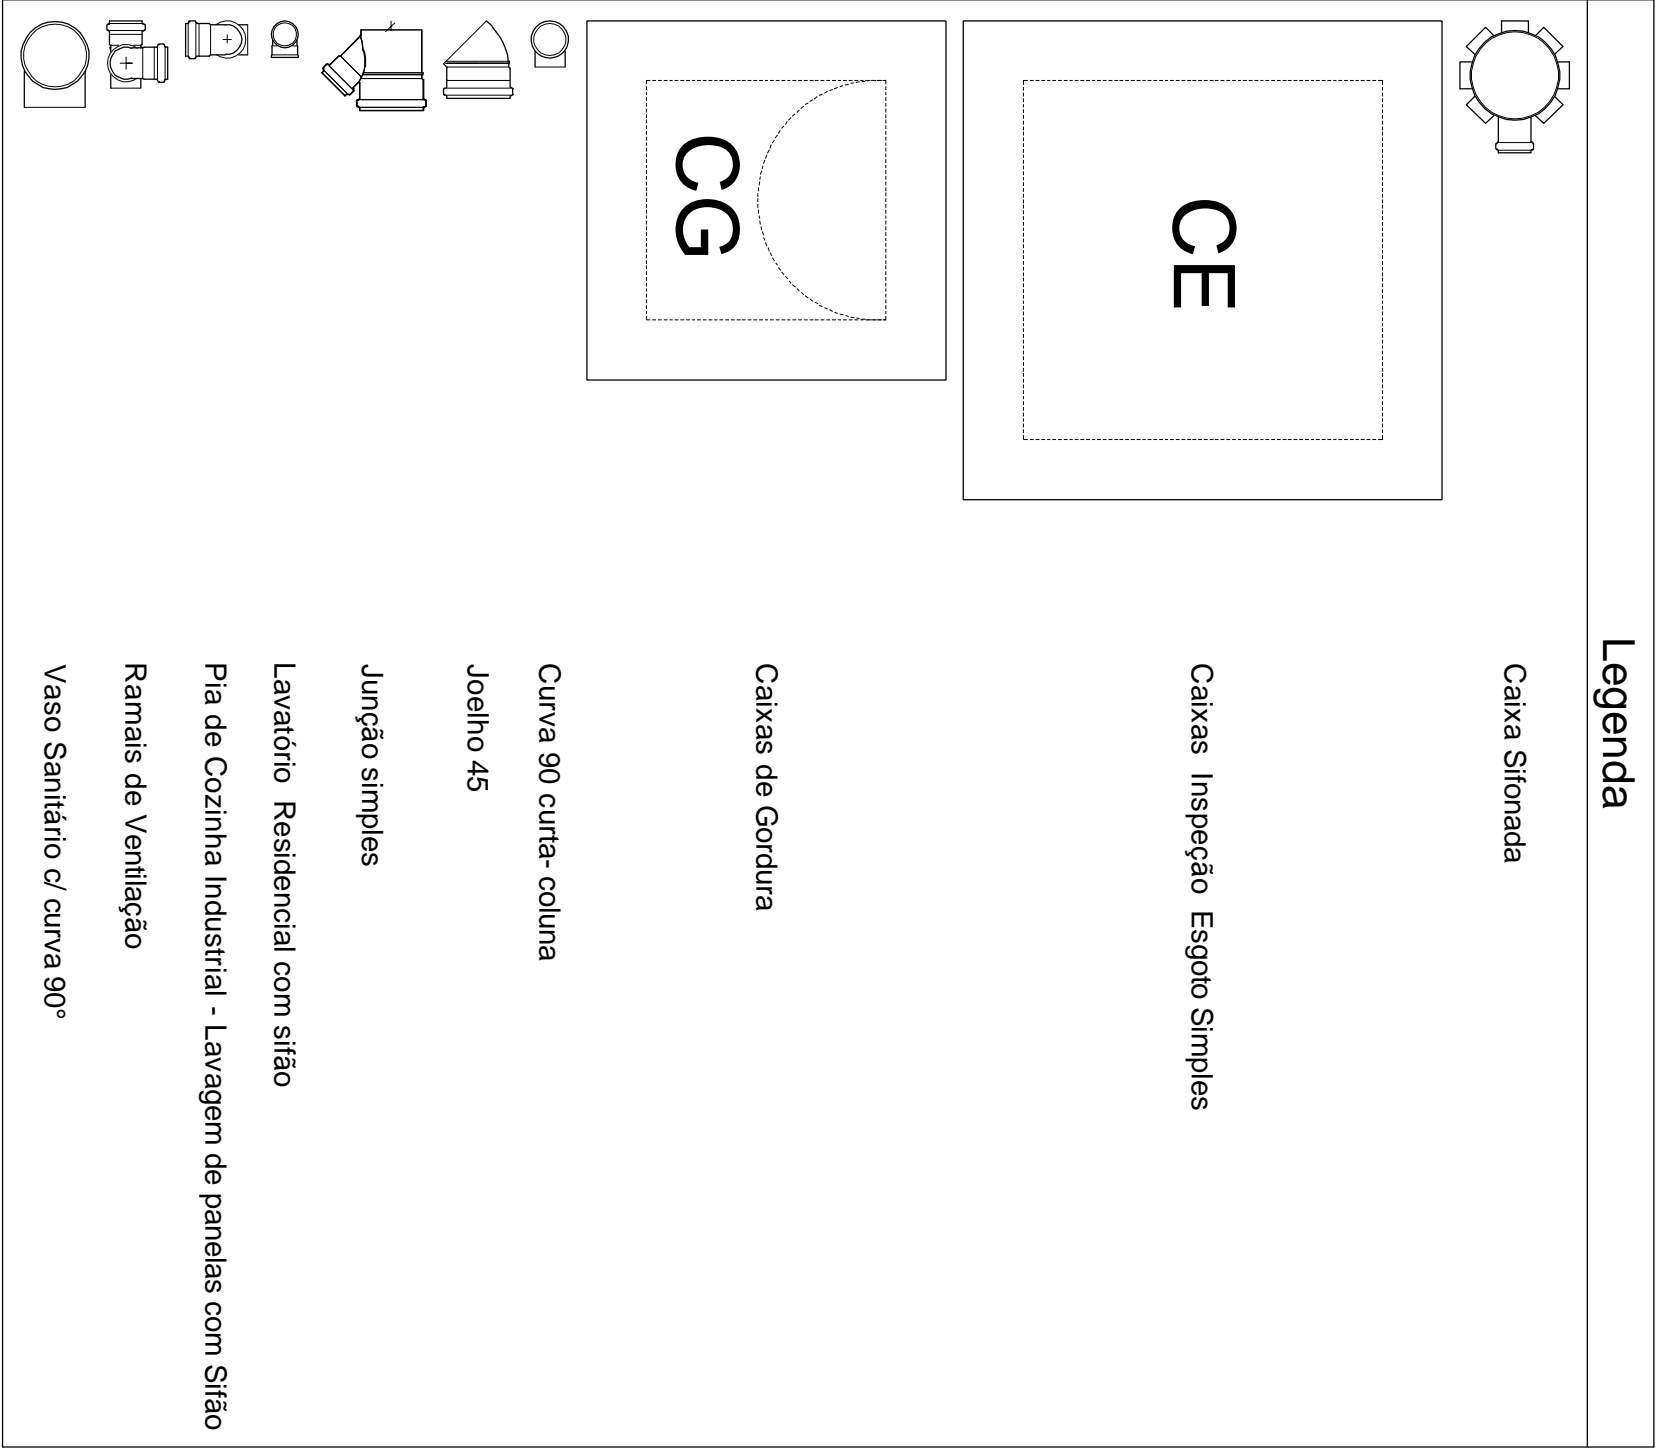

Tanque séptico
Corte 1 - ESC. 1:50

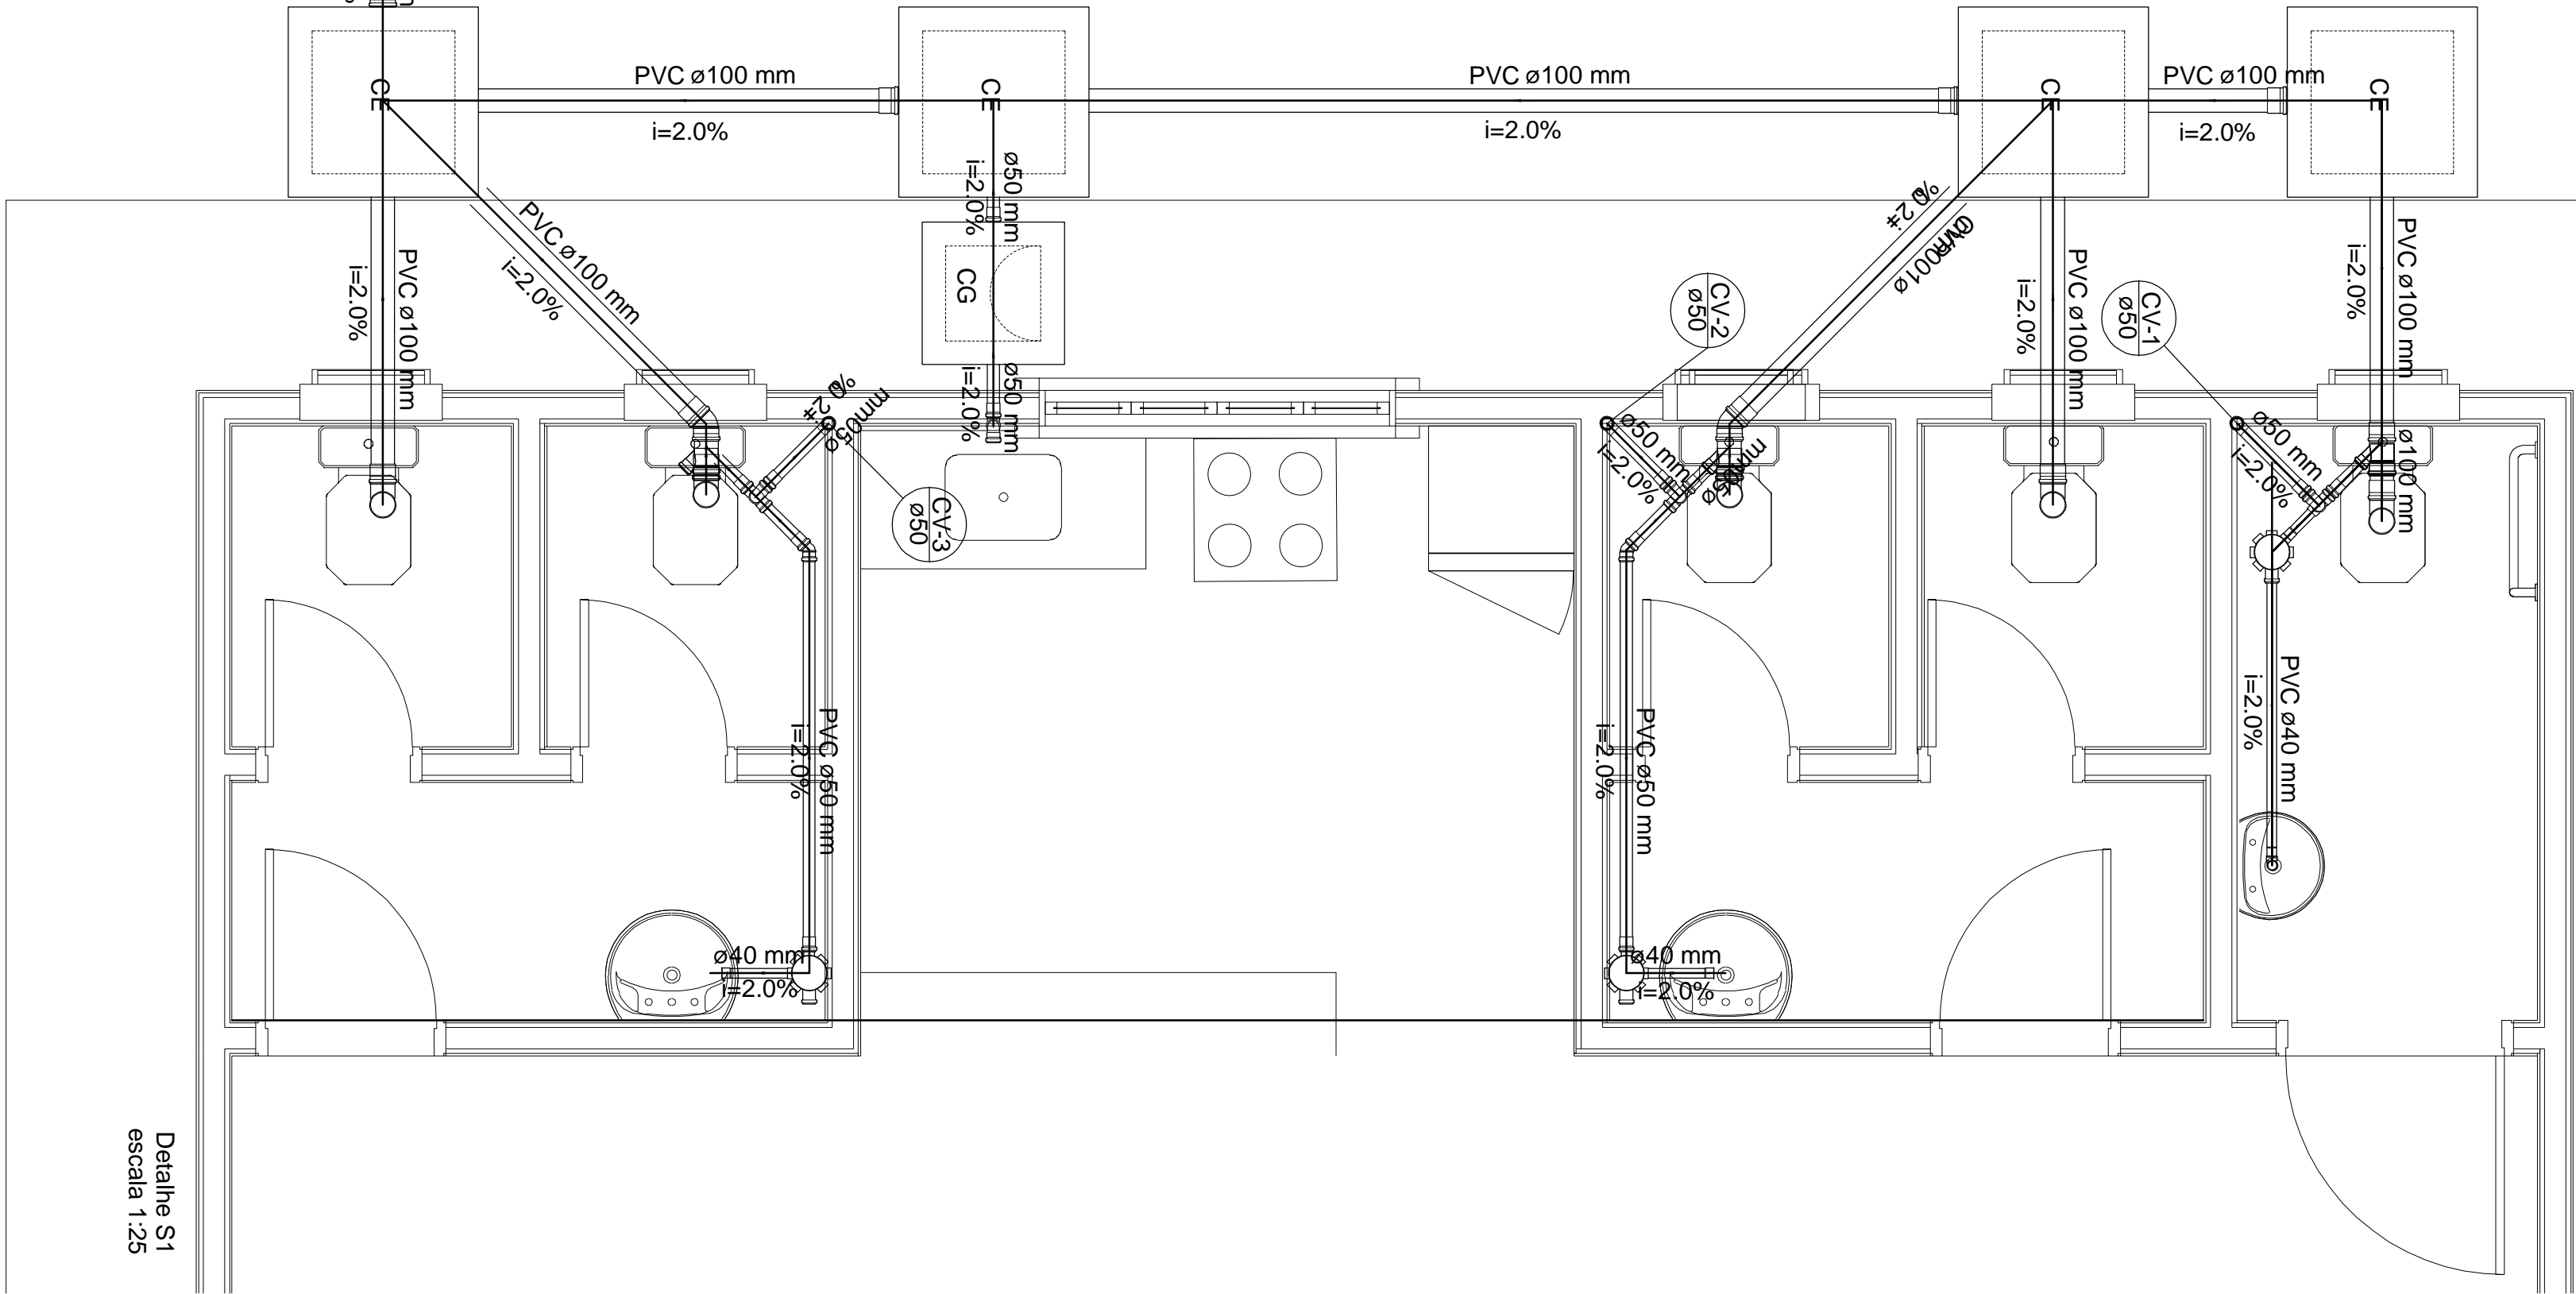

Detalhe S1
escala 1:25

Lista de Materiais

Caixas de Passagem	
Caixa de gordura	1 pc
CG 60x60 cm	1 pc
Caixa de inspeção esgoto simples	4 pc
CE - 60x60 cm	
PVC Acessórios	
Caixa sifonada	3 pc
150x150x50	
Sifão de copo p/ pia e lavatório	1 pc
1" - 1/1/2"	1 pc
1" - 2"	1 pc
Válvula p/ lavatório e tanque	1 pc
1"	1 pc
Válvula p/ pia	1 pc
1"	
PVC Esgoto	
Curva 90 curta	5 pc
100 mm	
Joelho 45	2 pc
100 mm	2 pc
50 mm	2 pc
Joelho 90	1 pc
100 mm	1 pc
40 mm	5 pc
50 mm	
Junção simples	4 pc
100 mm - 50 mm	4 pc
Luva	4 pc
40 mm	
Luva simples	12 pc
100 mm	
Tubo PVC ponta-bolsa c/ virola	148 m
100 mm - 4"	5,88 m
50 mm - 2"	
Tubo rígido c/ ponta lisa	26,10 m
100 mm - 4"	1,50 m
150 mm - 6"	2,64 m
40 mm	0,60 m
50 mm - 2"	
Tê sanitário	3 pc
50 mm - 50 mm	
Unidades de tratamento	
Alça	
Ferro	1 pc
Agamassa	0,52 m³
Agamassa	
Brita	0,79 m³
n°3	0,31 m³
n°4	
Concreto	1,25 m³
Tampa	1 pc
Hermética	
Tiplo	101 pc
Furado	
PVC Esgoto	
Curva 90 curta	3 pc
50 mm	
Tubo PVC ponta-bolsa c/ virola	1,92 m
50 mm - 2"	



AUTOR DO PROJETO:

AUTOR DO PROJETO:

HIDR
3
PROJETO: Centro Comunitário " SÃO SIMÃO"
LOCAL: Av. Luís Coelho de Campos - Bairro São Simão,
Várzea Grande/MT
PROPRIETÁRIO: Prefeitura de Várzea Grande

INSCRIÇÃO CADASTRAL:

RESPONSÁVEL

DATA

QUADRO DE ÁREAS

DESENHO

REVISÃO

ÁREA DO LOTE TOTAL: 419,00 m²

ÁREA CONSTRUÍDA (p/ residência): 200,00 m²

ÁREA DE COBERTURA: 250,56 m²

ÁREA PERMANENTE: 219,00 m²

ÁREA VEG. ARBÓREA: 5 m²

TX DE OCUPAÇÃO: 47,73%

COEF. DE APOV.: 0,5

TX DE PERMAB.: 52,27%

INDICADA

08/02/2023

ESCALAS