




DETALHE S1  
escala 1:25

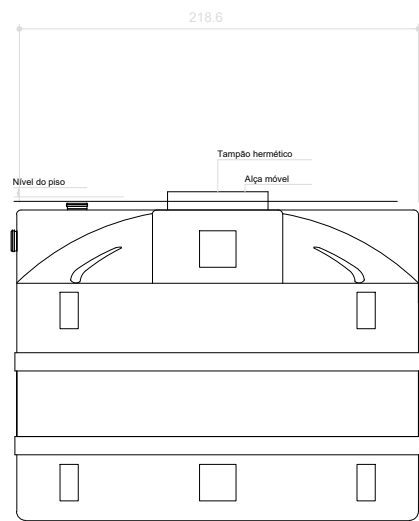


TANQUE SÉPTICO  
ELEVÇÃO

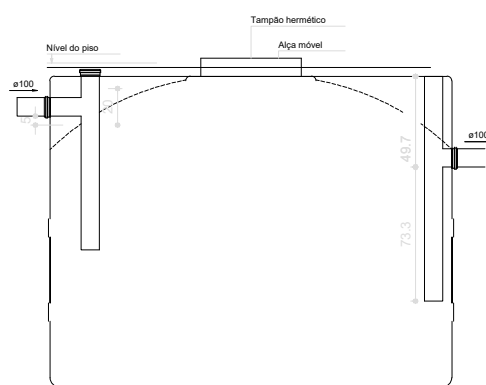


TANQUE SÉPTICO  
CORTE

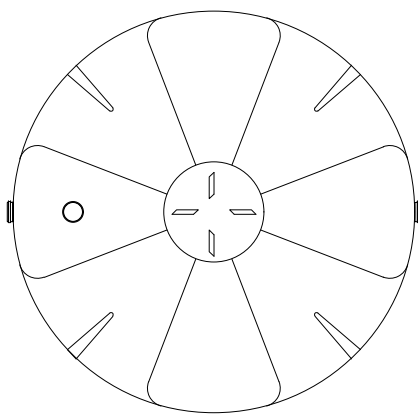

TANQUE SÉPTICO  
PLANTA BAIXA

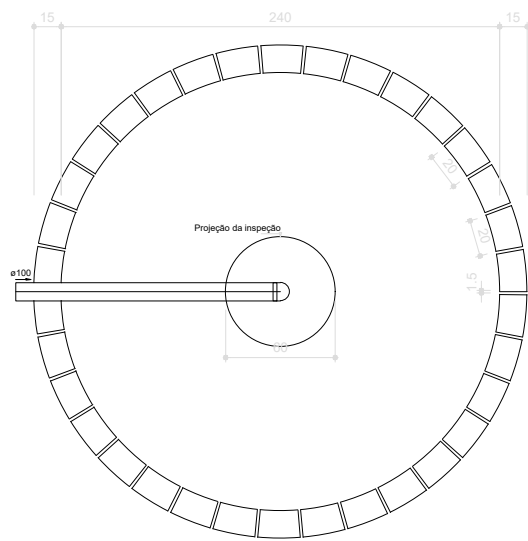

SUMIDOURO  
PLANTA BAIXA

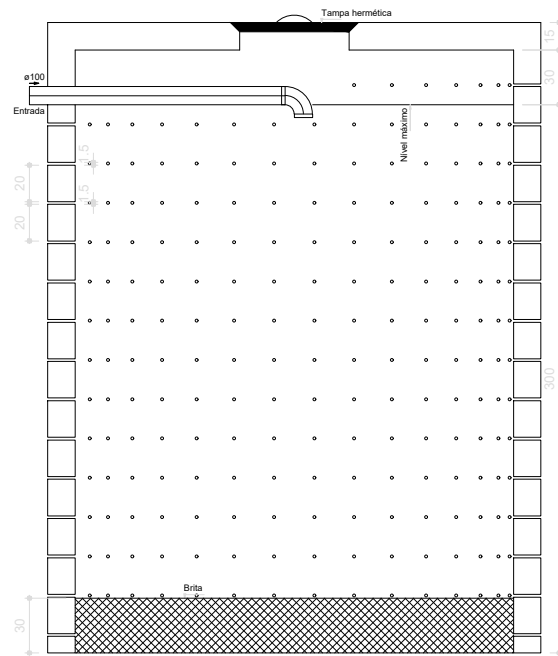

SUMIDOURO  
CORTE



PREFEITURA MUNICIPAL DE  
**VÁRZEA GRANDE**  
*Mais por Você. Mais por Várzea Grande.*

**PREFEITURA MUNICIPAL DE VÁRZEA GRANDE**

Av. Castelo Branco, Espaço Municipal, 2500 - Centro Sul, Várzea Grande/MT CEP 78125-700 - Fone/Fax: 65 3688 8000

PROJETO: INSTALAÇÕES SANITÁRIAS

OBRA:

CONSTRUÇÃO DE MINI-ESTÁDIO  
NO BAIRRO JARDIM DOS ESTADOS.

ASSUNTO:

PLANTA BAIXA E DETALHAMENTOS

LOCALIZAÇÃO:

RUA BELGICA COM RUA CHINA S/N CEP: 78.158-369  
BAIRRO: JD DOS ESTADOS VÁRZEA GRANDE - MT

AUTOR DO PROJETO:

GUILHERME SIMPLÍCIO DIAS  
ENGENHEIRO CIVIL CREAMT 036575

UNIDADE:

CENTÍMETROS

ESCALA:

INDICADA

DATA:

DEZEMBRO/2023

FOLHA Nº

1  
1