




Grado	Dispositivo	Esquema	Modulo	V	Iluminacion (W)	Consumo (W)	Pot. total	Pot. max	Pot. S	Pot. T	Señal	Id	Obj	Sim
1	At. Concrecion Sala Aula 1	F+P+T	BI	220 V	150	150	3000	150	3000	150	3000	150	3000	150
2	At. Concrecion Sala Aula 2	F+P+T	BI	220 V	150	150	3000	150	3000	150	3000	150	3000	150
3	At. Concrecion Sala Aula 3	F+P+T	BI	220 V	150	150	3000	150	3000	150	3000	150	3000	150
4	At. Concrecion Sala Aula 4	F+P+T	BI	220 V	150	150	3000	150	3000	150	3000	150	3000	150
5	At. Concrecion Sala Aula 5	F+P+T	BI	220 V	150	150	3000	150	3000	150	3000	150	3000	150
6	At. Concrecion Sala Aula 6	F+P+T	BI	220 V	150	150	3000	150	3000	150	3000	150	3000	150
7	Iluminacion Sala de Aula 1	F+P	BI	220 V	12	12	472	12	472	12	472	12	472	12
8	Iluminacion Sala de Aula 1	F+P	BI	220 V	1	1	156	1	156	1	156	1	156	1
9	Iluminacion Sala de Aula 1	F+P+T	BI	220 V	1	1	156	1	156	1	156	1	156	1
10	Iluminacion Sala de Aula 2	F+P	BI	220 V	12	12	472	12	472	12	472	12	472	12
11	Iluminacion Sala de Aula 2	F+P+T	BI	220 V	1	1	156	1	156	1	156	1	156	1
12	Iluminacion Sala de Aula 3	F+P	BI	220 V	12	12	472	12	472	12	472	12	472	12
13	Iluminacion Sala de Aula 3	F+P+T	BI	220 V	1	1	156	1	156	1	156	1	156	1
14	Iluminacion Sala de Aula 3	F+P	BI	220 V	12	12	472	12	472	12	472	12	472	12
15	Iluminacion Sala de Aula 4	F+P+T	BI	220 V	1	1	156	1	156	1	156	1	156	1
16	Iluminacion Sala de Aula 4	F+P	BI	220 V	12	12	472	12	472	12	472	12	472	12
17	Iluminacion Sala de Aula 4	F+P+T	BI	220 V	1	1	156	1	156	1	156	1	156	1
18	Iluminacion Sala de Aula 5	F+P	BI	220 V	12	12	472	12	472	12	472	12	472	12
19	Iluminacion Sala de Aula 5	F+P+T	BI	220 V	1	1	156	1	156	1	156	1	156	1
20	Iluminacion Sala de Aula 6	F+P	BI	220 V	12	12	472	12	472	12	472	12	472	12
21	Iluminacion Sala de Aula 6	F+P+T	BI	220 V	1	1	156	1	156	1	156	1	156	1
22	Iluminacion Sala de Aula 6	F+P	BI	220 V	14	14	523	14	523	14	523	14	523	14
23	Iluminacion Sala de Aula 6	F+P+T	BI	220 V	1	1	156	1	156	1	156	1	156	1
24	Iluminacion Sala de Aula 6	F+P	BI	220 V	12	12	472	12	472	12	472	12	472	12
25	Iluminacion Sala de Aula 6	F+P+T	BI	220 V	1	1	156	1	156	1	156	1	156	1
26	Iluminacion Sala de Aula 6	F+P	BI	220 V	12	12	472	12	472	12	472	12	472	12
27	Iluminacion Sala de Aula 6	F+P+T	BI	220 V	1	1	156	1	156	1	156	1	156	1
28	Iluminacion Sala de Aula 6	F+P	BI	220 V	12	12	472	12	472	12	472	12	472	12
29	Iluminacion Sala de Aula 6	F+P+T	BI	220 V	1	1	156	1	156	1	156	1	156	1
30	Iluminacion Sala de Aula 6	F+P	BI	220 V	12	12	472	12	472	12	472	12	472	12
31	Iluminacion Sala de Aula 6	F+P+T	BI	220 V	1	1	156	1	156	1	156	1	156	1
32	Iluminacion Sala de Aula 6	F+P	BI	220 V	12	12	472	12	472	12	472	12	472	12
33	Iluminacion Sala de Aula 6	F+P+T	BI	220 V	1	1	156	1	156	1	156	1	156	1
34	Iluminacion Sala de Aula 6	F+P	BI	220 V	12	12	472	12	472	12	472	12	472	12
35	Iluminacion Sala de Aula 6	F+P+T	BI	220 V	1	1	156	1	156	1	156	1	156	1
36	Iluminacion Sala de Aula 6	F+P	BI	220 V	12	12	472	12	472	12	472	12	472	12
37	Iluminacion Sala de Aula 6	F+P+T	BI	220 V	1	1	156	1	156	1	156	1	156	1
38	Iluminacion Sala de Aula 6	F+P	BI	220 V	12	12	472	12	472	12	472	12	472	12
39	Iluminacion Sala de Aula 6	F+P+T	BI	220 V	1	1	156	1	156	1	156	1	156	1
40	Iluminacion Sala de Aula 6	F+P	BI	220 V	12	12	472	12	472	12	472	12	472	12
41	Iluminacion Sala de Aula 6	F+P+T	BI	220 V	1	1	156	1	156	1	156	1	156	1
42	Iluminacion Sala de Aula 6	F+P	BI	220 V	12	12	472	12	472	12	472	12	472	12
43	Iluminacion Sala de Aula 6	F+P+T	BI	220 V	1	1	156	1	156	1	156	1	156	1
44	Iluminacion Sala de Aula 6	F+P	BI	220 V	12	12	472	12	472	12	472	12	472	12
45	Iluminacion Sala de Aula 6	F+P+T	BI	220 V	1	1	156	1	156	1	156	1	156	1
46	Iluminacion Sala de Aula 6	F+P	BI	220 V	12	12	472	12	472	12	472	12	472	12
47	Iluminacion Sala de Aula 6	F+P+T	BI	220 V	1	1	156	1	156	1	156	1	156	1
48	Iluminacion Sala de Aula 6	F+P	BI	220 V	12	12	472	12	472	12	472	12	472	12
49	Iluminacion Sala de Aula 6	F+P+T	BI	220 V	1	1	156	1	156	1	156	1	156	1
50	Iluminacion Sala de Aula 6	F+P	BI	220 V	12	12	472	12	472	12	472	12	472	12
51	Iluminacion Sala de Aula 6	F+P+T	BI	220 V	1	1	156	1	156	1	156	1	156	1
52	Iluminacion Sala de Aula 6	F+P	BI	220 V	12	12	472	12	472	12	472	12	472	12
53	Iluminacion Sala de Aula 6	F+P+T	BI	220 V	1	1	156	1	156	1	156	1	156	1
54	Iluminacion Sala de Aula 6	F+P	BI	220 V	12	12	472	12	472	12	472	12	472	12
55	Iluminacion Sala de Aula 6	F+P+T	BI	220 V	1	1	156	1	156	1	156	1	156	1
56	Iluminacion Sala de Aula 6	F+P	BI	220 V	12	12	472	12	472	12	472	12	472	12
57	Iluminacion Sala de Aula 6	F+P+T	BI	220 V	1	1	156	1	156	1	156	1	156	1
58	Iluminacion Sala de Aula 6	F+P	BI	220 V	12	12	472	12	472	12	472	12	472	12
59	Iluminacion Sala de Aula 6	F+P+T	BI	220 V	1	1	156	1	156	1	156	1	156	1
60	Iluminacion Sala de Aula 6	F+P	BI	220 V	12	12	472	12	472	12	472	12	472	12
61	Iluminacion Sala de Aula 6	F+P+T	BI	220 V	1	1	156	1	156	1	156	1	156	1
62	Iluminacion Sala de Aula 6	F+P	BI	220 V	12	12	472	12	472	12	472	12	472	12
63	Iluminacion Sala de Aula 6	F+P+T	BI	220 V	1	1	156	1	156	1	156	1	156	1
64	Iluminacion Sala de Aula 6	F+P	BI	220 V	12	12	472	12	472	12	472	12	472	12
65	Iluminacion Sala de Aula 6	F+P+T	BI	220 V	1	1	156	1	156	1	156	1	156	1
66	Iluminacion Sala de Aula 6	F+P	BI	220 V	12	12	472	12	472	12	472	12	472	12
67	Iluminacion Sala de Aula 6	F+P+T	BI	220 V	1	1	156	1	156	1	156	1	156	1
68	Iluminacion Sala de Aula 6	F+P	BI	220 V	12	12	472	12	472	12	472	12	472	12
69	Iluminacion Sala de Aula 6	F+P+T	BI	220 V	1	1	156	1	156	1	156	1	156	1
70	Iluminacion Sala de Aula 6	F+P	BI	220 V	12	12	472	12	472	12	472	12	472	12
71	Iluminacion Sala de Aula 6	F+P+T	BI	220 V	1	1	156	1	156	1	156	1	156	1
72	Iluminacion Sala de Aula 6	F+P	BI	220 V	12	12	472	12	472	12	472	12	472	12
73	Iluminacion Sala de Aula 6	F+P+T	BI	220 V	1	1	156	1	156	1	156	1	156	1
74	Iluminacion Sala de Aula 6	F+P	BI	220 V	12	12	472	12	472	12	472	12	472	12
75	Iluminacion Sala de Aula 6	F+P+T	BI	220 V	1	1	156	1	156	1	156	1	156	1
76	Iluminacion Sala de Aula 6	F+P	BI	220 V	12	12	472	12	472	12	472	12	472	12
77	Iluminacion Sala de Aula 6	F+P+T	BI	220 V	1	1	156	1	156	1	156	1	156	1
78	Iluminacion Sala de Aula 6	F+P	BI	220 V	12	12	472	12	472	12	472	12	472	12
79	Iluminacion Sala de Aula 6	F+P+T	BI	220 V	1	1	156	1	156	1	156	1	156	1
80	Iluminacion Sala de Aula 6	F+P	BI	220 V	12	12	472	12	472	12	472	12	472	12
81	Iluminacion Sala de Aula 6	F+P+T	BI	220 V	1	1	156	1	156	1	156	1	156	1
82	Iluminacion Sala de Aula 6	F+P	BI	220 V	12	12	472	12	472	12	472	12	472	12
83	Iluminacion Sala de Aula 6	F+P+T	BI	220 V	1	1	156	1	156	1	156	1	156	1
84	Iluminacion Sala de Aula 6	F+P	BI	220 V	12	12	472	12	472	12	472	12	472	12
85	Iluminacion Sala de Aula 6	F+P+T	BI	220 V	1	1	156	1	156	1	156	1	156	1
86	Iluminacion Sala de Aula 6	F+P	BI	220 V	12	12	472	12	472	12	472	12	472	12
87	Iluminacion Sala de Aula 6	F+P+T	BI	220 V	1	1	156	1	156	1	156	1	156	1
88	Iluminacion Sala de Aula 6	F+P	BI	220 V	12	12	472	12	472	12	472	12	472	12
89	Iluminacion Sala de Aula 6	F+P+T	BI	220 V	1	1	156	1	156	1	156	1	156	1
90	Iluminacion Sala de Aula 6	F+P	BI	220 V	12	12	472	12	472	12	472	12	472	12
91	Iluminacion Sala de Aula 6	F+P+T	BI	220 V	1	1	156	1	156	1	156	1	156	1
92	Iluminacion Sala de Aula 6	F+P	BI	220 V	12	12	472	12	472	12	472	12	472	12
93	Iluminacion Sala de Aula 6	F+P+T	BI	220 V	1	1	156	1	156	1	156	1	156	1
94	Iluminacion Sala de Aula 6	F+P	BI	220 V	12	12	472	12	472	12	472	12	472	12
95	Iluminacion Sala de Aula 6	F+P+T	BI	220 V	1	1	156	1	156	1	156	1	156	1
96	Iluminacion Sala de Aula 6	F+P	BI	220 V	12	12	472	12	472	12	472	12	472	12
97	Iluminacion Sala de Aula 6	F+P+T	BI	220 V	1	1	156	1	156	1	156	1	156	1
98	Iluminacion Sala de Aula 6	F+P	BI	220 V	12	12	472	12	472	12	472	12	472	12
99	Iluminacion Sala de Aula 6	F+P+T	BI	220 V	1	1	156	1	156	1	156	1	156	1
100	Iluminacion Sala de Aula 6	F+P	BI	220 V	12	12	472	12	472	12	472	12	472	12
101	Iluminacion Sala de Aula 6	F+P+T	BI	220 V	1	1	156	1	156	1	156	1	156	1
102	Iluminacion Sala de Aula 6	F+P	BI	220 V	12	12	472	12	472	12	472	12	472	12
103	Iluminacion Sala de Aula 6	F+P+T	BI	220 V	1	1	156	1	156	1	156	1	156	1
104	Iluminacion Sala de Aula 6	F+P												



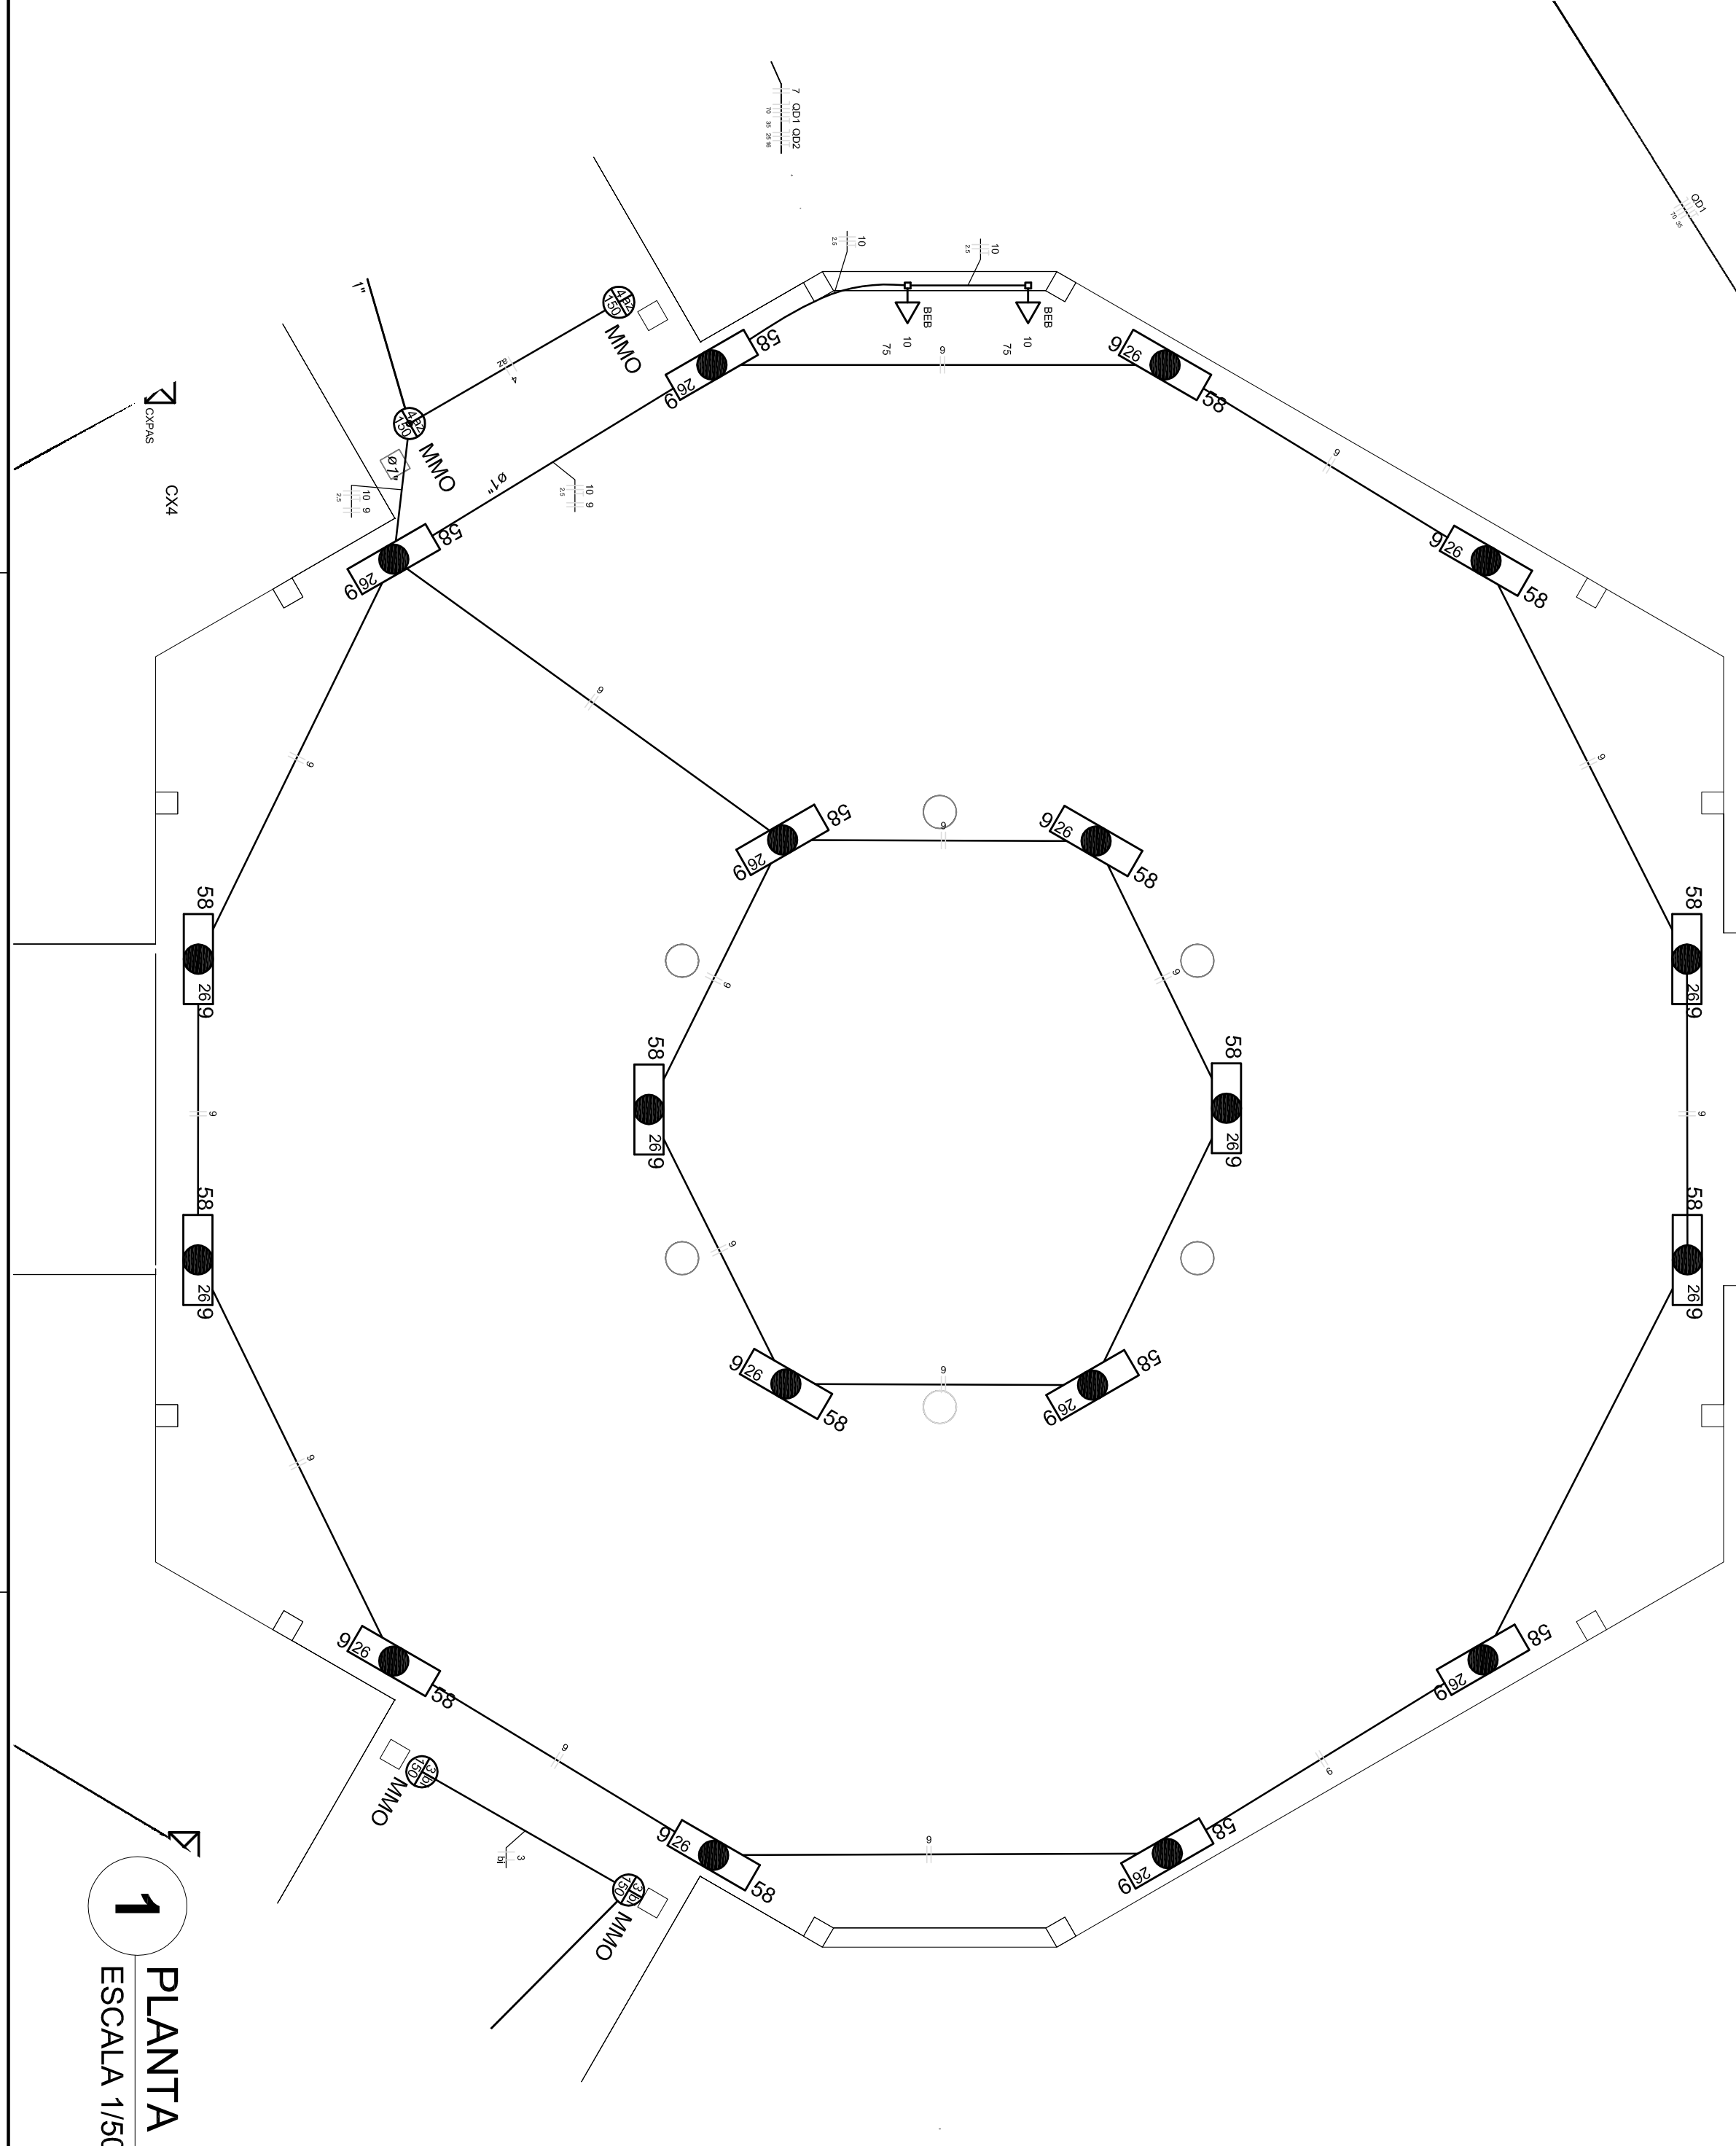

1 PLANTA BAIXA - BLOCO PEDAGÓGICO / PÁTIO COBERTO
ESCALA 1/50

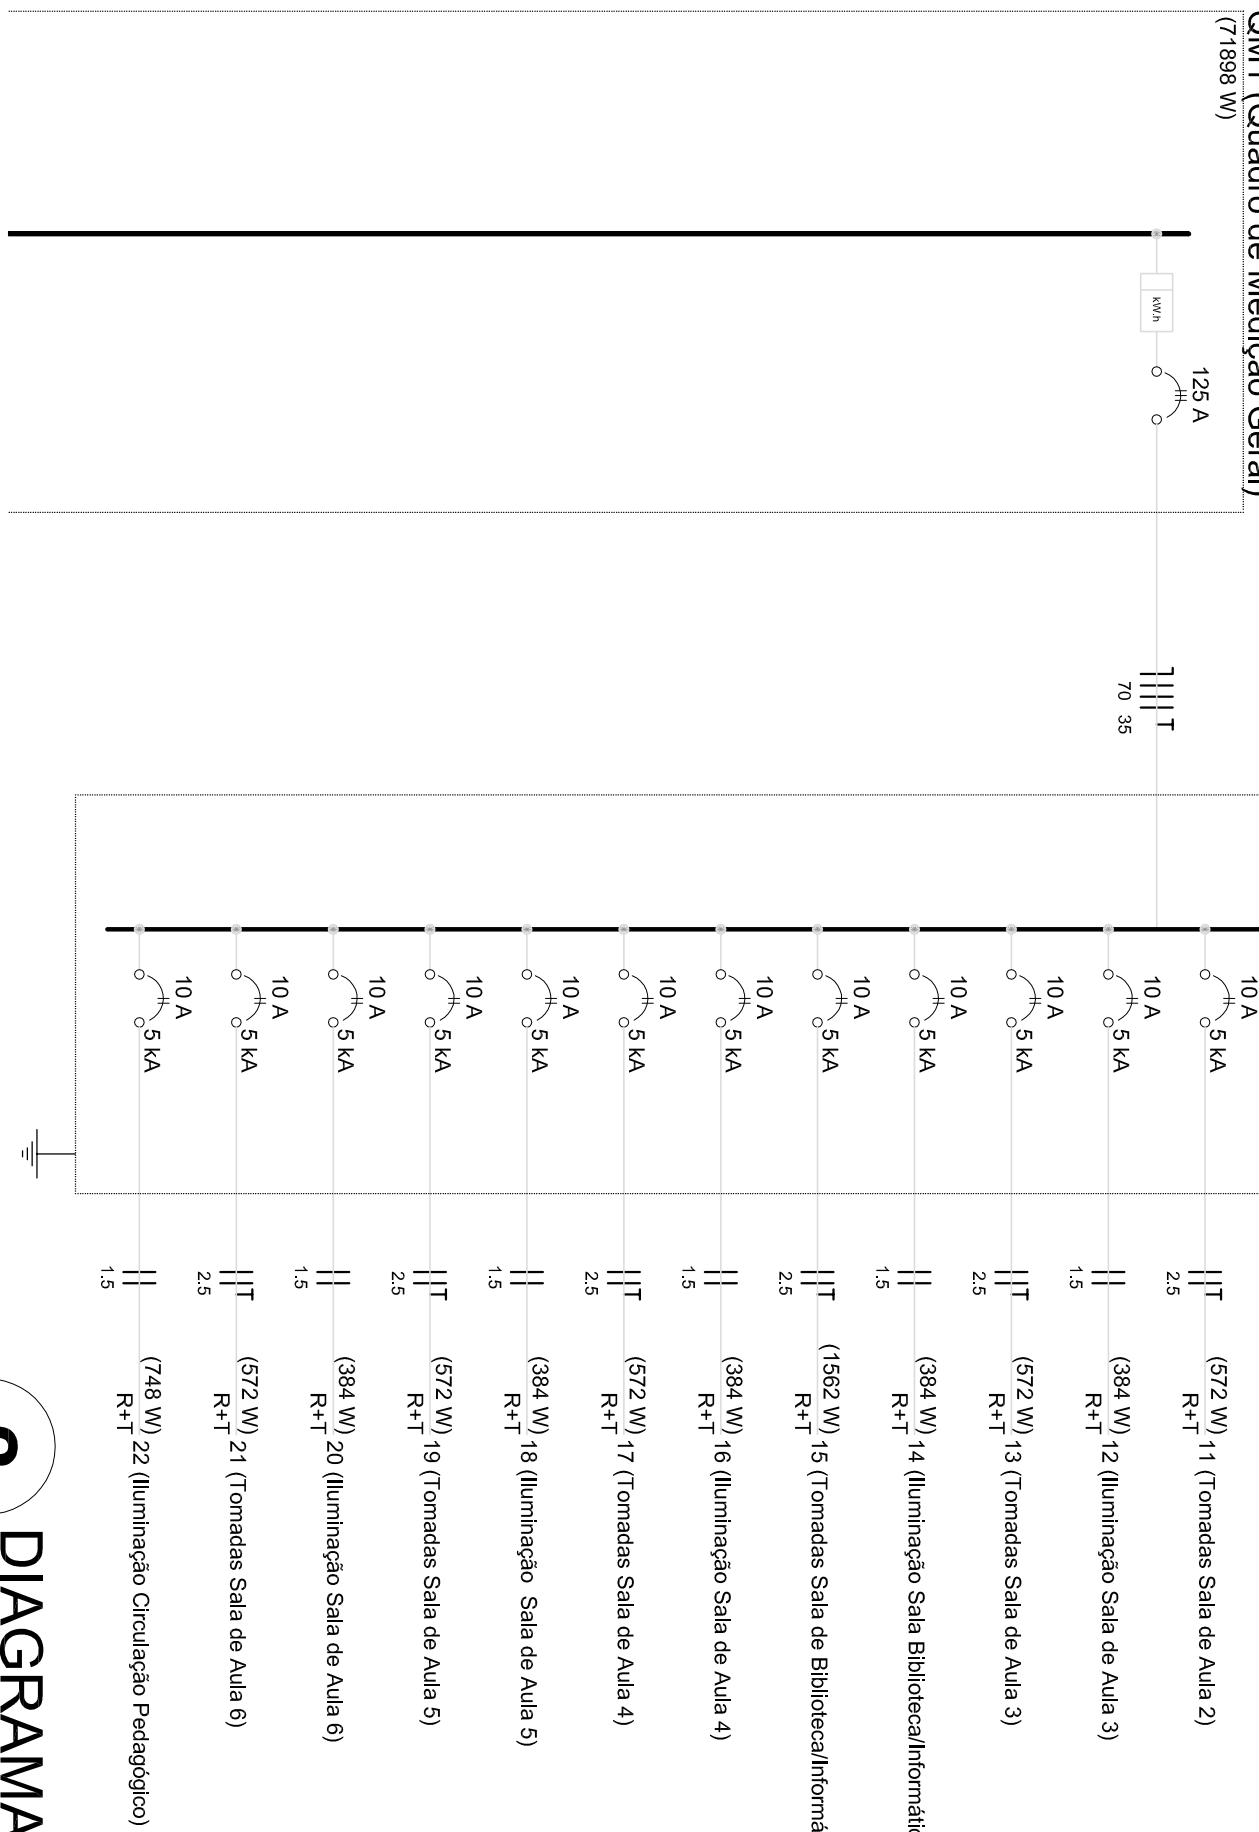

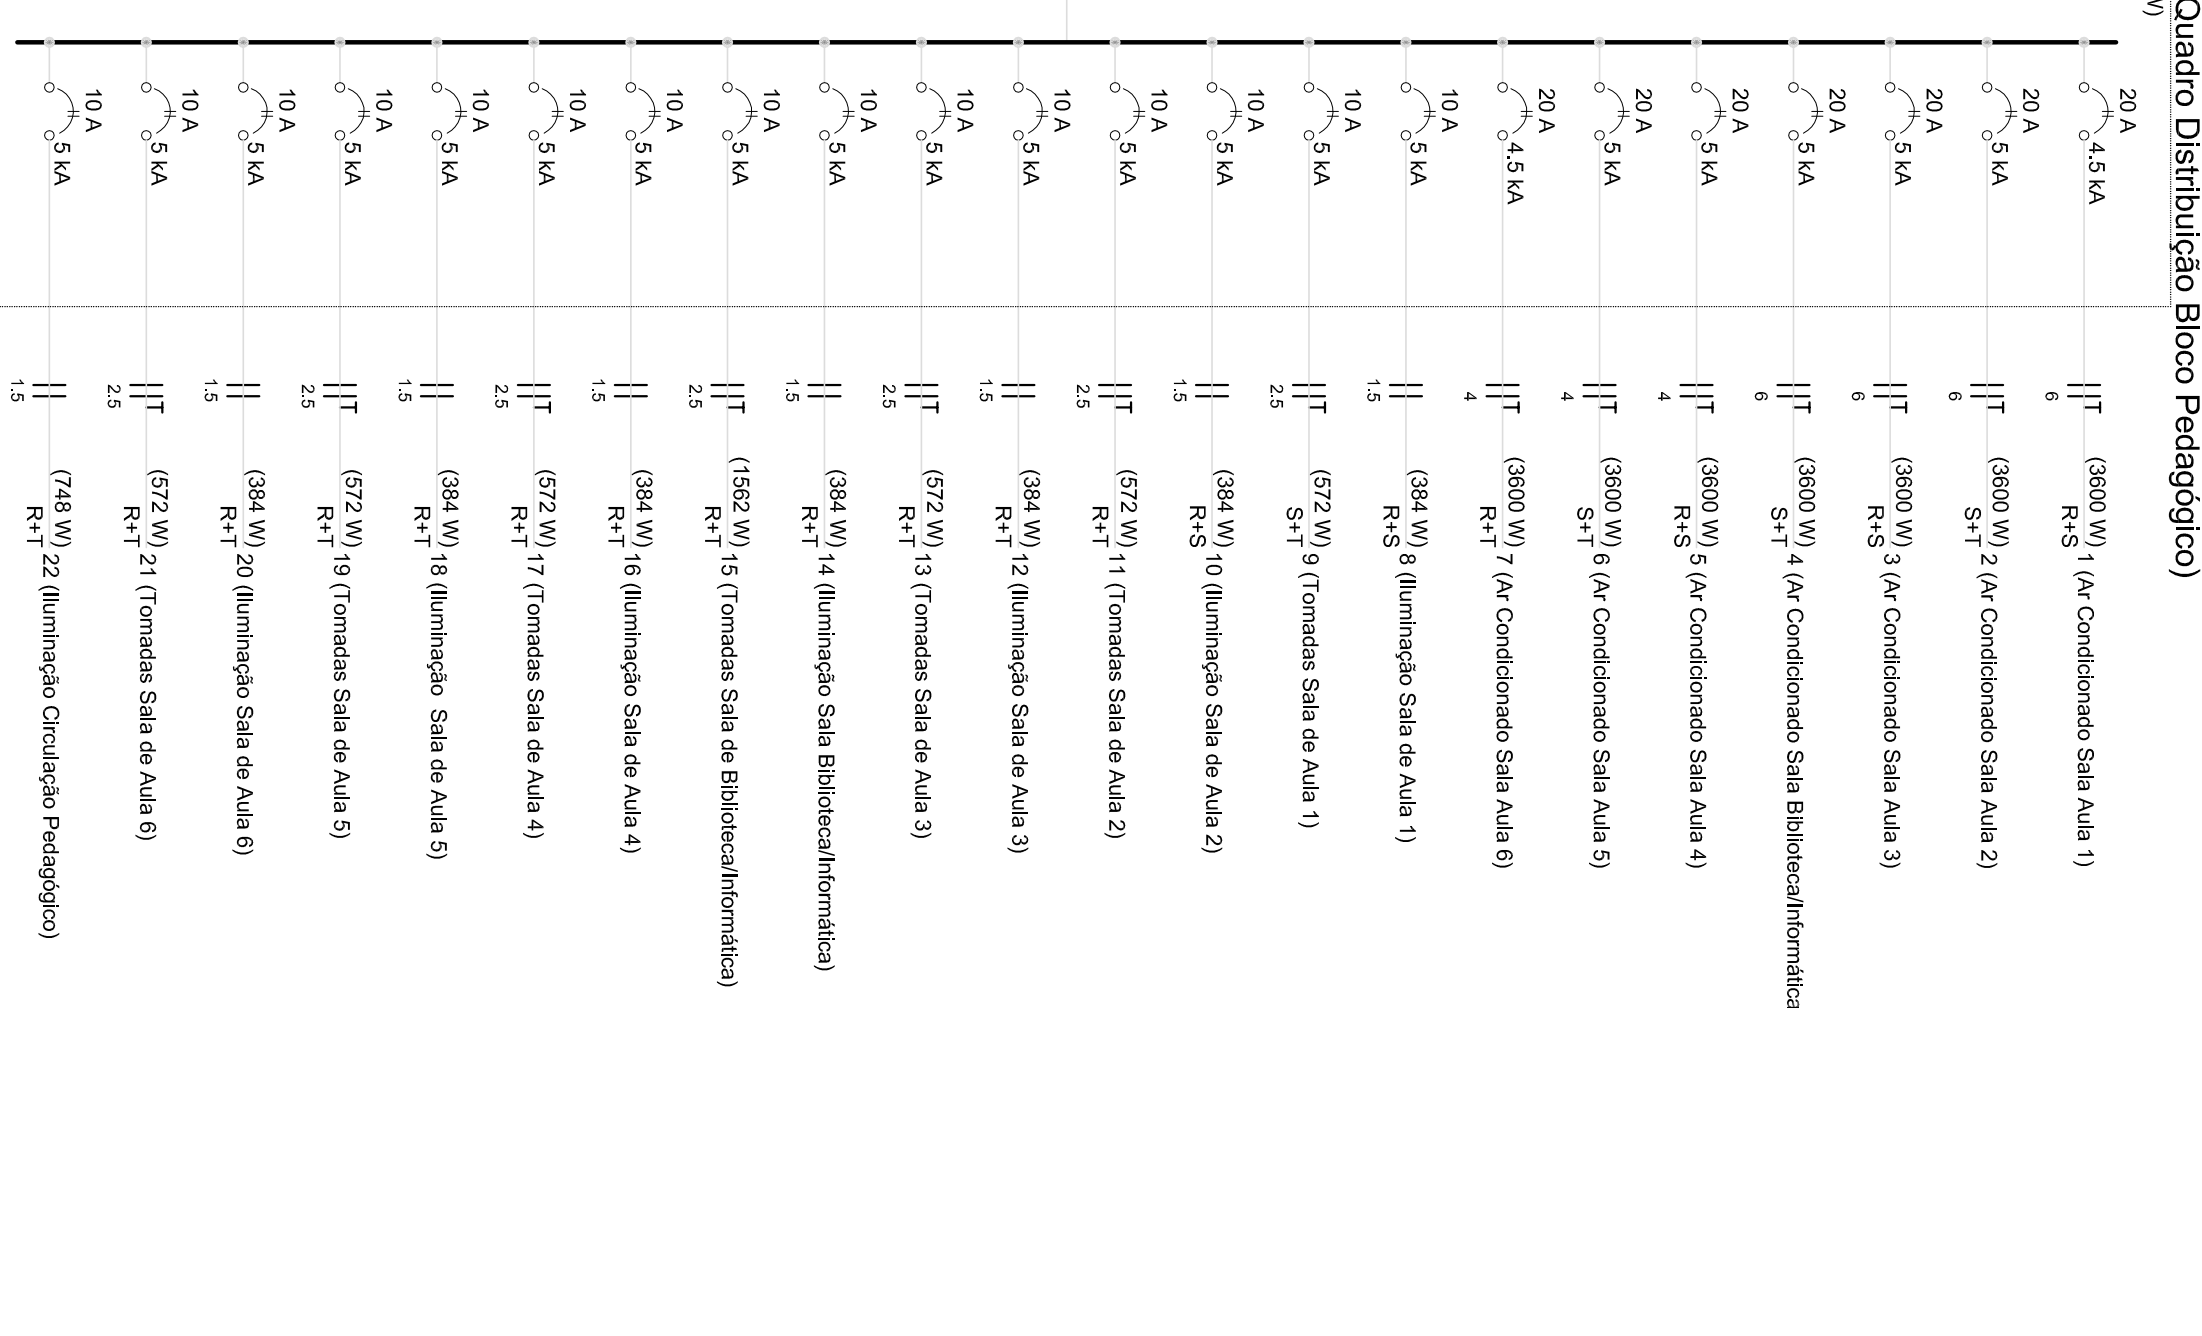2 DIAGRAMA MULTIFILAR



 Fundação Nacional de Educação		 GOVERNO FEDERAL BRASIL PAÍS DO CÉU E DA SUA PÁTRIA	
Ministério da Educação			
PROJETO PADRÃO - FINE			
MUNICÍPIO – UF			
PROPRIETÁRIO:			
ENDEREÇO:			
PROPRIETÁRIO			
RGSP – TÉCNICO		CRIA	
DUTO		CRIA	
		PA	