



PLANTA BAIXA PROTETOR DE CONDENSADORA TIPO 1
ESCALA: 1/25

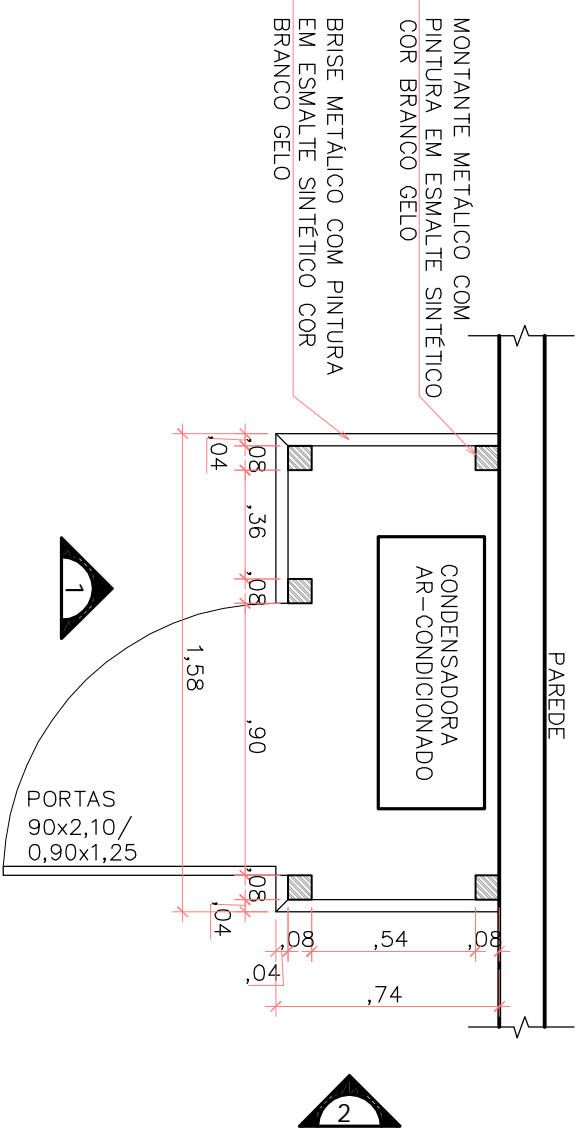


PLANTA BAIXA PROTETOR DE CONDENSADORA TIPO 2
ESCALA: 1/25

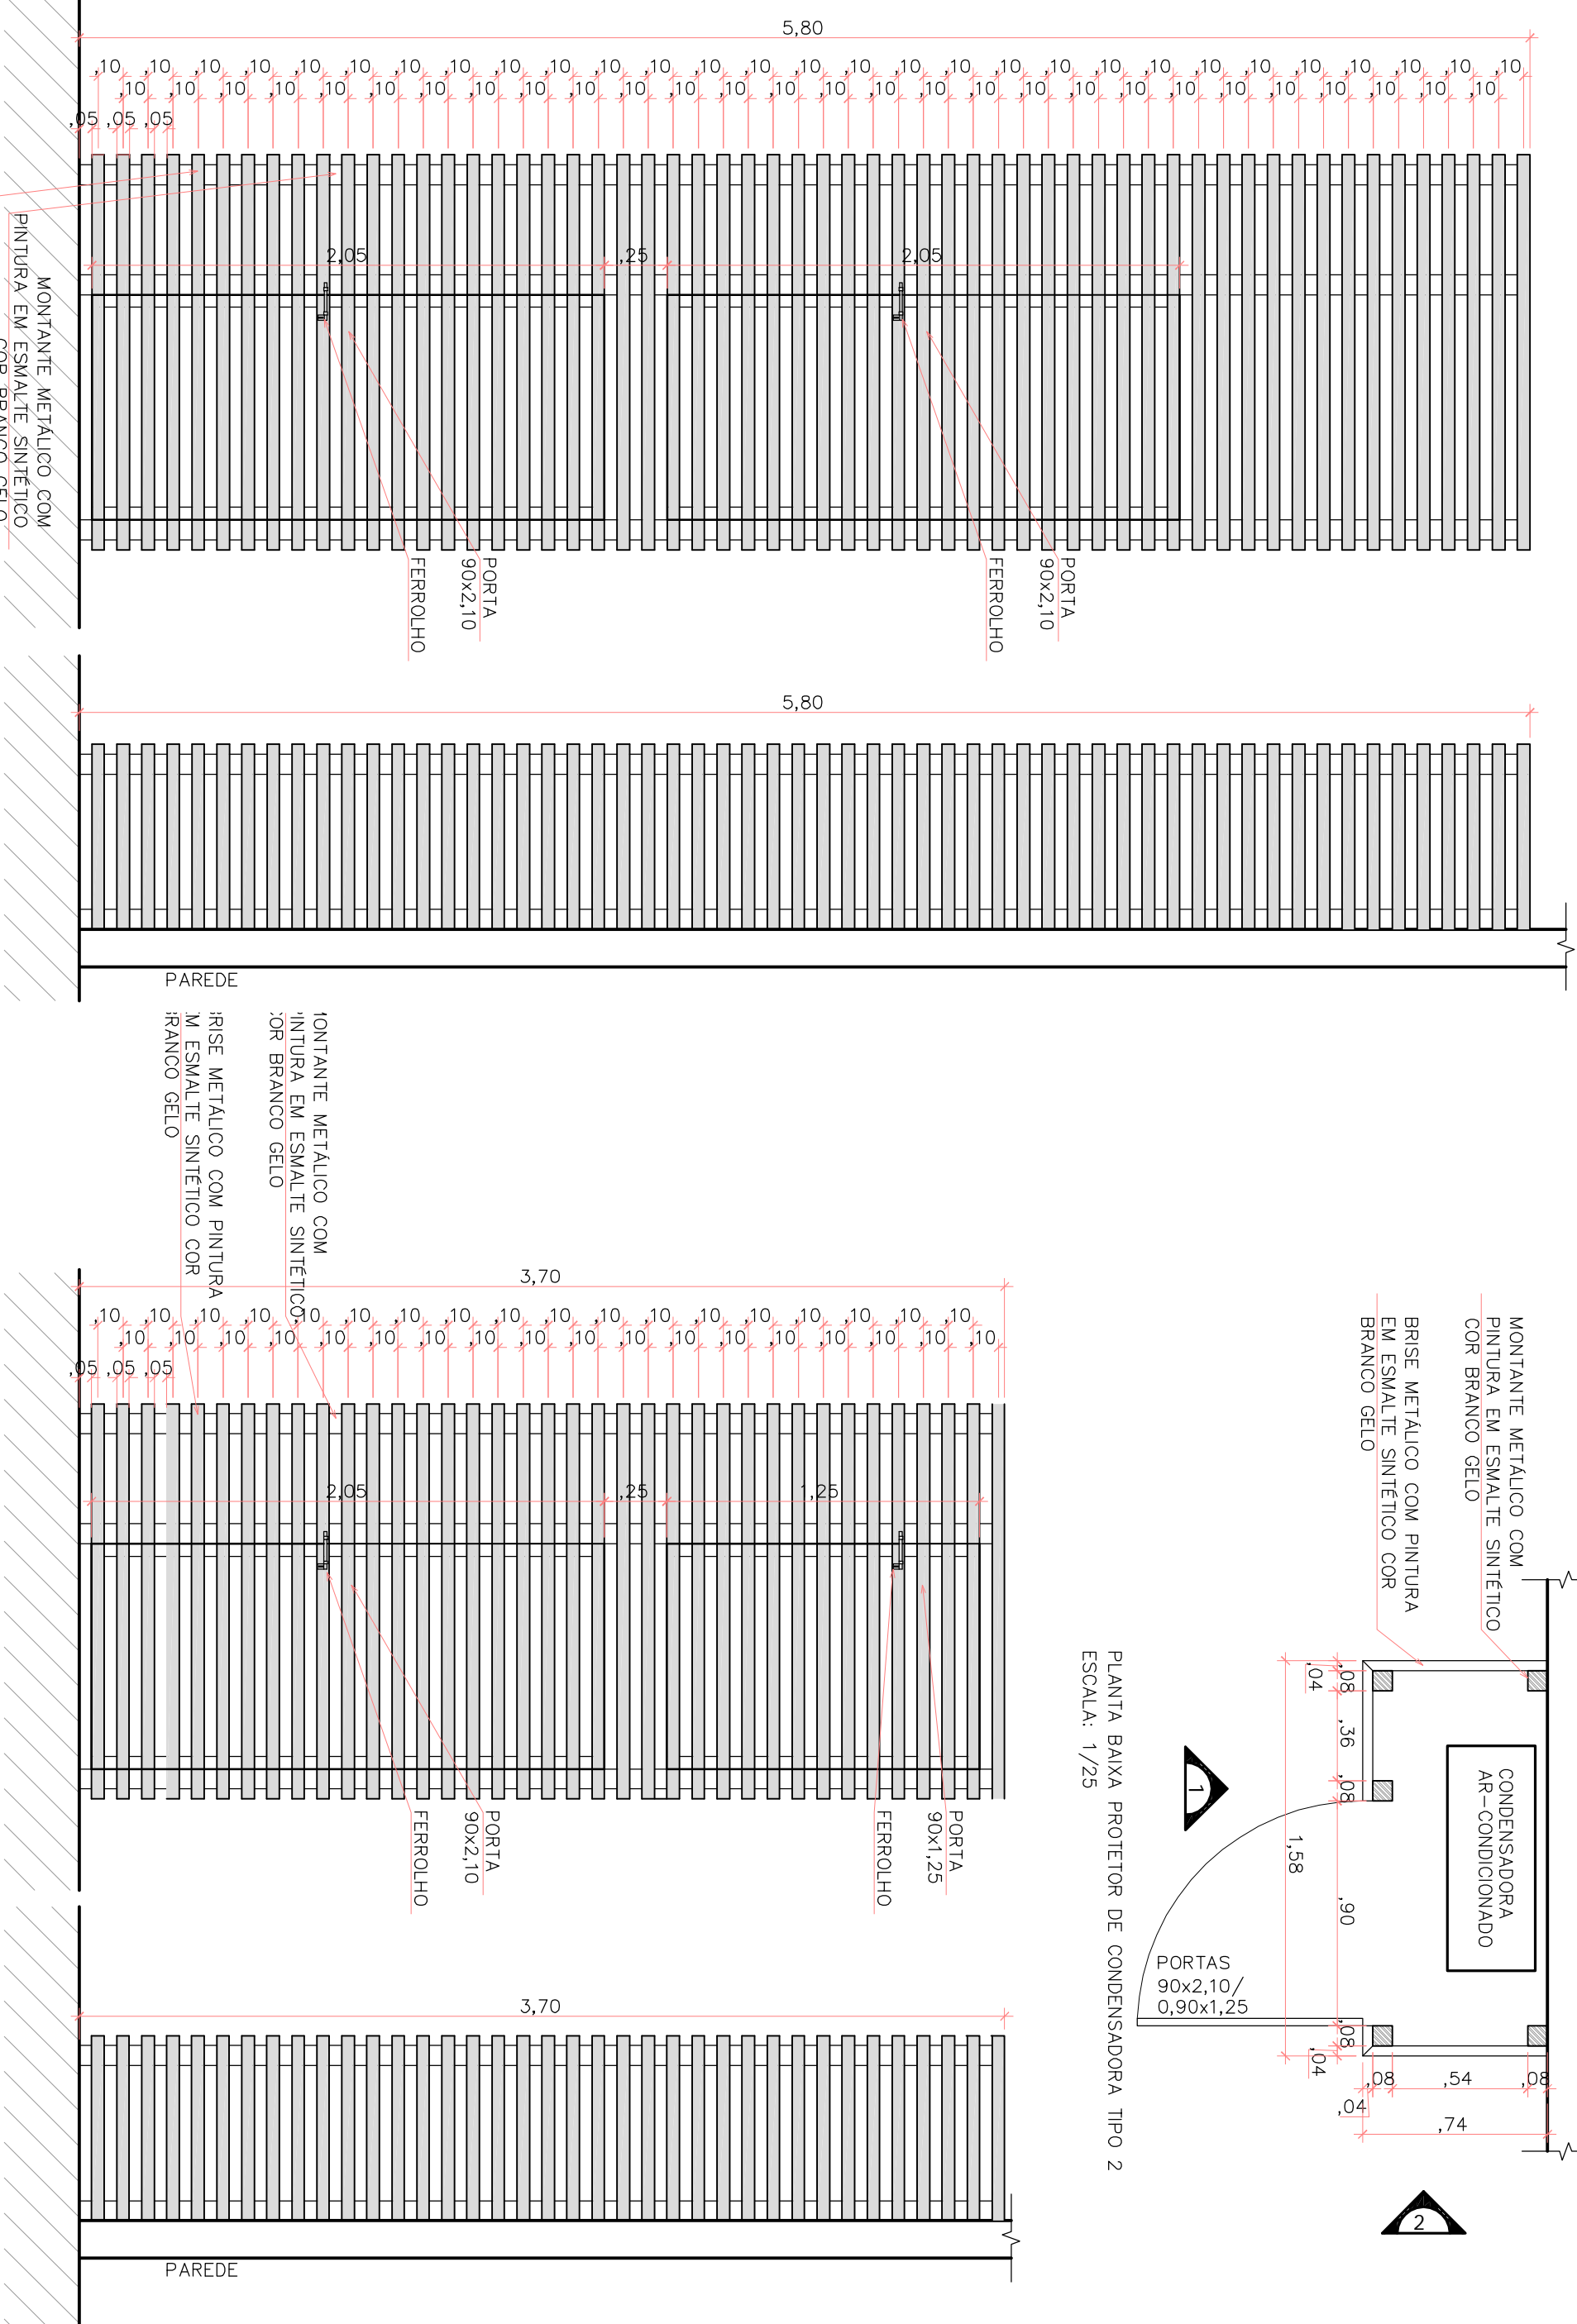

1 PROTETOR DA CONDENSADORA
ESCALA 1:25

2 VISTA 1 E 2 –PROTETOR DA CONDENSADORA
ESCALA 1:25

| | | | |
|--|--|---|--|
| <div>SEDUC SECRETARIA DE EDUCACAO DE MATO GROSSO</div> <div> SECRETARIA DE EDUCACAO DE MATO GROSSO SECRETARIA ADJUNTA DE OBRAS DE EDUCACAO - SAOB</div> | | ESTADO DE MATO GROSSO SECRETARIA DE ESTADO DE EDUCACAO SECRETARIA ADJUNTA DE OBRAS DE EDUCACAO - SAOB | |
| TIPO DA OBRA: | | OBRA- INSTITUCIONAL ESCOLA ESTADUAL PARQUE SABIÁ | |
| PROPRIETARIO CPF OU CGC: | | SECRETARIA DE ESTADO DE EDUCACAO, ESPORTE E LAZER | |
| LOCAL E INSCRICAO CADASTRAL: | | RUA JUSCELINO KUBITSCHEK, S/Nº PARQUE SABIÁ (SÃO MATEUS)- VÁRZEA GRANDE / MT INSCRICAO CADASTRAL: | |
| AUTOR DO PROJETO: | | GLAUCIA REGINA PARRAGA NADAF ARQUITETA E URBANISTA CAU 178806/2 | |
| CREA /D-MT CAE: | | | |
| RESPONSÁVEL TÉCNICO: | | | |
| CREA /D-MT CAE: | | | |
| ESCALA: INDICADA | | DATA: ABRIL/2017 | |
| DESENHO: | | ASSUNTO: | |
| Andréa | | PROJETO ARQUITETÔNICO DETALHES CONSTRUTIVOS | |
| FOLHA Nº | | 06/06 | |
| ESTATÍSTICA | | | |
| ÁREAS: | | | |
| TERREO | | DEMAIS PAV. | |
| COEF. APROVEIT. | | Nº DE PISOS | |
| 01 | | | |