


SIMBOLOGIA UTILIZADA	
	EXTINTOR DE INCÊNDIO PORTÁTIL COM ÁGUA PRESSURIZADA - 10 LITROS
	EXTINTOR DE INCÊNDIO PORTÁTIL COM CARGA DE PÓ A B C - 6 Kg
	EXTINTOR DE INCÊNDIO PORTÁTIL COM CQ - 6 Kg
	SISTEMA AUTOMÁTICO DE ILUMINAÇÃO DE EMERGÊNCIA COM 30 LEDS DE 1.50W - 12V SPBREPOR NA PAREDE
	INDICADOR DE ROTA DE FUGA "SAÍDA DE EMERGÊNCIA"
	INDICADOR DE DIREÇÃO DE ROTA DE FUGA

- NOTAS
- 1 - VERIFICAR PERIÓDICAMENTE A CARGA DOS EXTINTORES E AS DATAS DE VALIDADES DAS RECARGAS;


2 - AS SINALIZAÇÕES DE EMERGÊNCIA DEVEM CONTER SIMBOLOS E LETRAS FOTOLUMINESCENTES EM FUNDO VERDE COM ALTURA DE 100mm;

3 - AS DIMENSÕES DAS PLACAS DE SINALIZAÇÃO SERÃO DE 32cm X 16cm;


4 - UMA VEZ POR MÊS DESLIGAR DAS TOMADAS AS LUMINÁRIAS DE EMERGÊNCIA DURANTE 24H, PARA FINS DE MANUTENÇÃO DAS MESMAS.

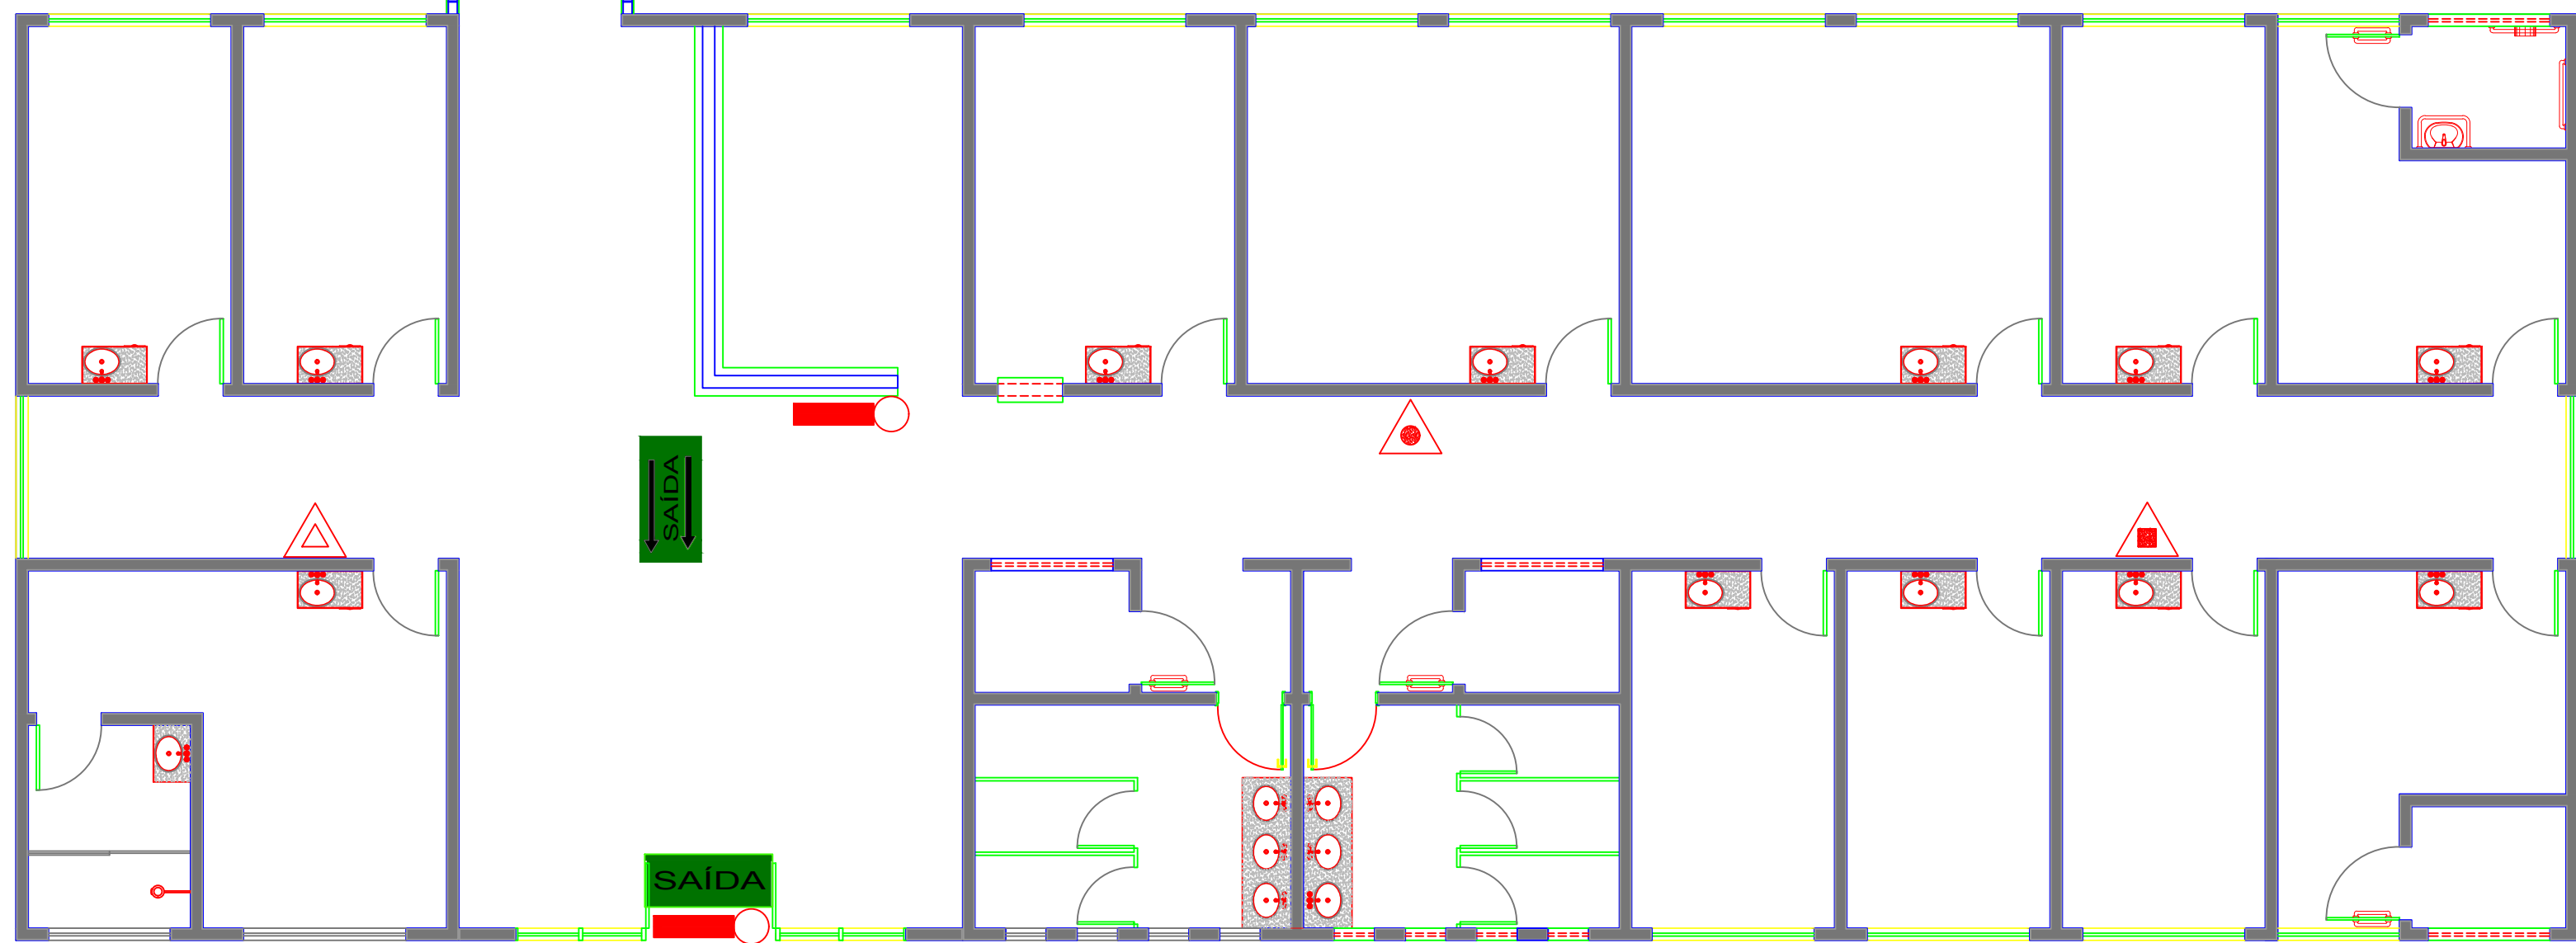


ENTRADA PRINCIPAL

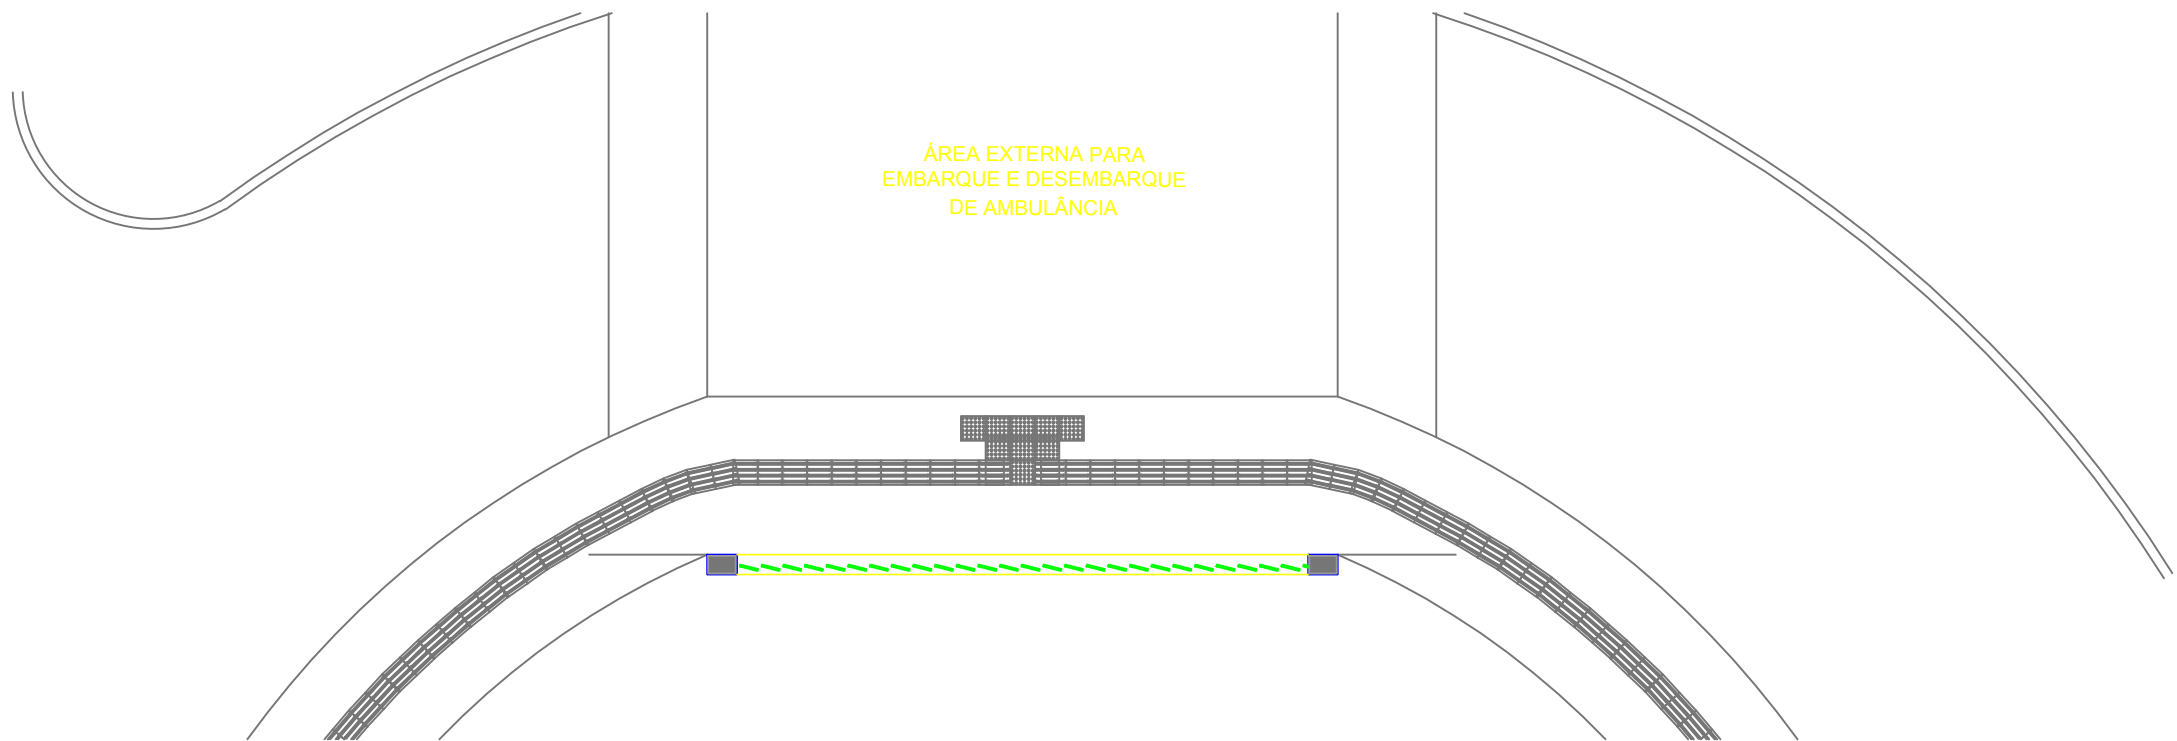

1 PLANTA BAIXA DE INCÊNDIO
ESC: 1/75

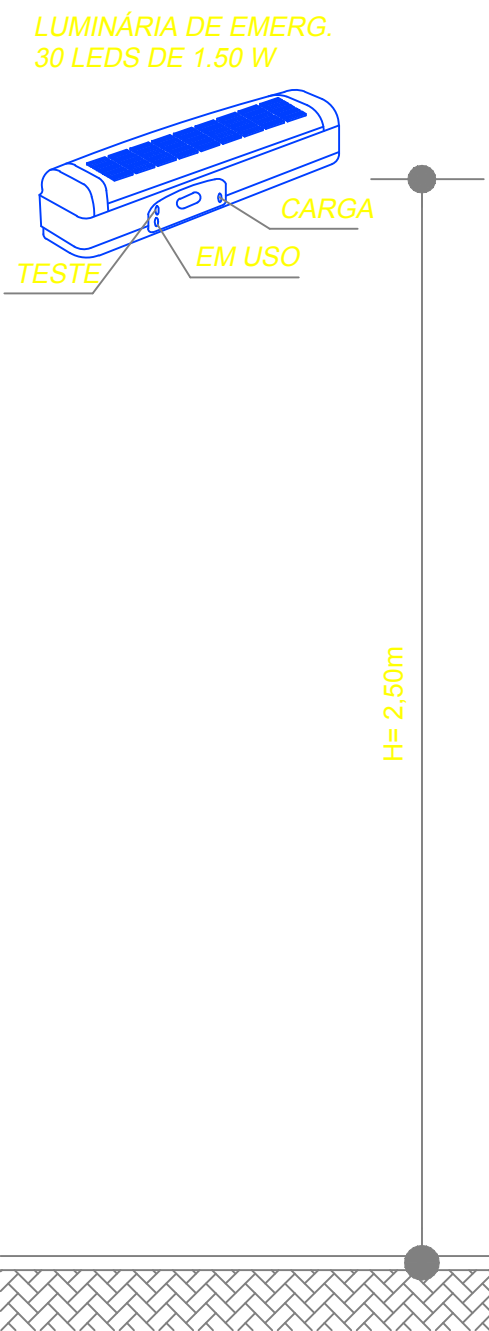

DET. INSTALAÇÃO DAS LUMINÁRIAS

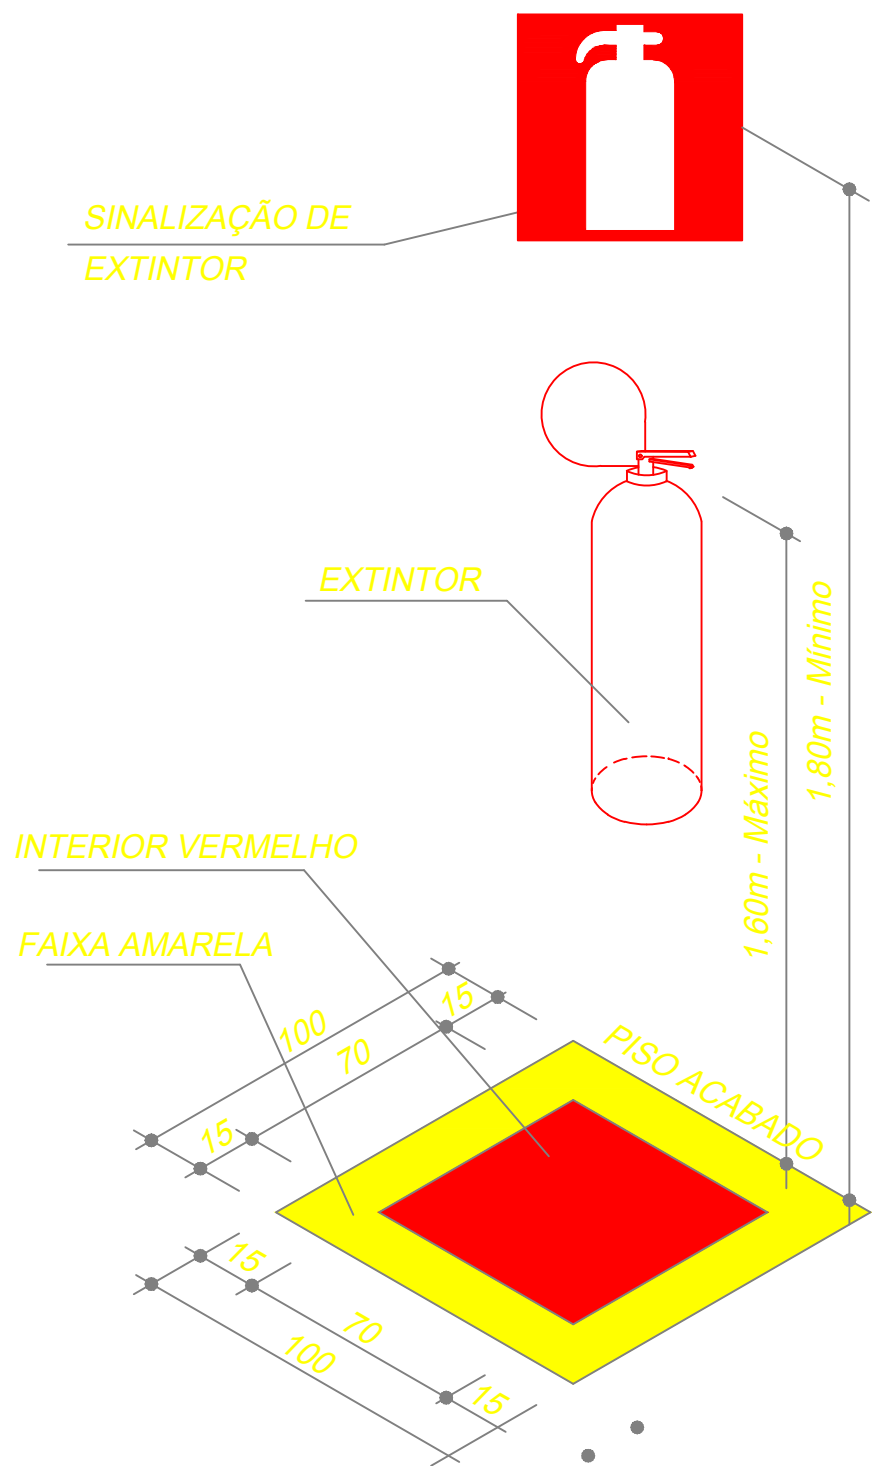

DET. INSTALAÇÃO DE EXTINTORES

		Schuring & Schuring Ltda <small>Escritório Técnico B E SCHÜRING - Projetos de Engenharia Av. XV de Novembro, 489 - Porto, 2º Andar - Cuiabá-MT Fone: (065) 321-9959 - Fax: (065) 623-5066 - Email: schuring@terra.com.br</small>	
PROJETO DE INCÊNDIO	PROJETO:	PROPRIETÁRIO: PREFEITURA MUNICIPAL DE VÁRZEA GRANDE - MT	OBRA: UNIDADE BÁSICA DE SAÚDE UBS- MATILDE CURVO DE MORAES
	RESP. TEC. EXECUÇÃO:		END.: AVENIDA DOS BANDEIRANTES, CONJUNTO HABITACIONAL JOSÉ CARLOS GUIMARÃES, VÁRZEA GRANDE - MT
	AUTORES DO PROJETO:	ASSUNTO: PLANTA BAIXA DE INCÊNDIO, LEGENDA E DETALHES	
	Benedito Eliseu Schuring Eng. Civil - CREA 715/D-MT		PEÇAS DETALHADAS: PROJETO DE INCÊNDIO SIMPLIFICADO
Andre Luiz Schuring Eng. Civil - CREA 8697/D-MT		FOR: 1/75	DATA: ABR/2019
		ESCALA: 1/75	FOLHA Nº: ÚNICA