


TANQUE SÉPTICO  
PLANTA BAIXA

ESCALA- 1/100

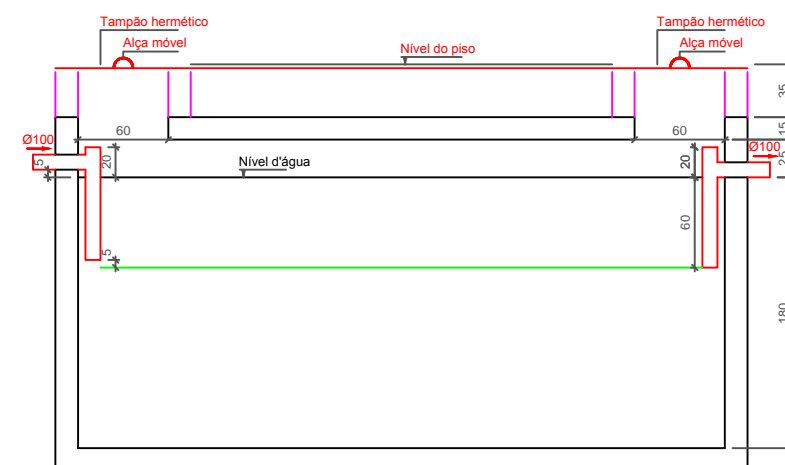

TANQUE SÉPTICO  
CORTE

ESCALA- 1/100



## PREFEITURA MUNICIPAL DE VÁRZEA GRANDE

Av. Castelo Branco, Espaço Municipal, 2500 - Centro Sul, Várzea Grande /MT  
CEP 78125-700 - FONE/FAX: 65 3688 8000

PROJETO:  
PARQUE BERNECK  
PRAÇA DE ALIMENTAÇÃO  
(ESGOTO SANITÁRIO)

LOCALIZAÇÃO:  
Cruzamento da Avenida Gal. Couto Magalhães, com Avenida João  
Ponce de Arruda no Município de Várzea Grande  
ASSUNTO:  
PLANTA ESGOTO PRAÇA DE ALIMENTAÇÃO  
DETALHE S3, E DETALHE TANQUE SÉPTICO

AUTOR DO PROJETO:  
FELIPE AUGUSTO TEZOLIN  
CREA-MT N°MT041090

DESENHISTA:  
FELIPE AUGUSTO TEZOLIN

DATA:  
27/08/2018  
ESCALA:  
INDICADA

FOLHA N°:  
03/04